



DUTO AÉREO PERFORADO V 300MMX100mm

DUTO AÉREO PERFORADO V 300MMX100mm
ELETRODUTO DE 4"

CORTE LONGITUDINAL 3
ESC. 1/75

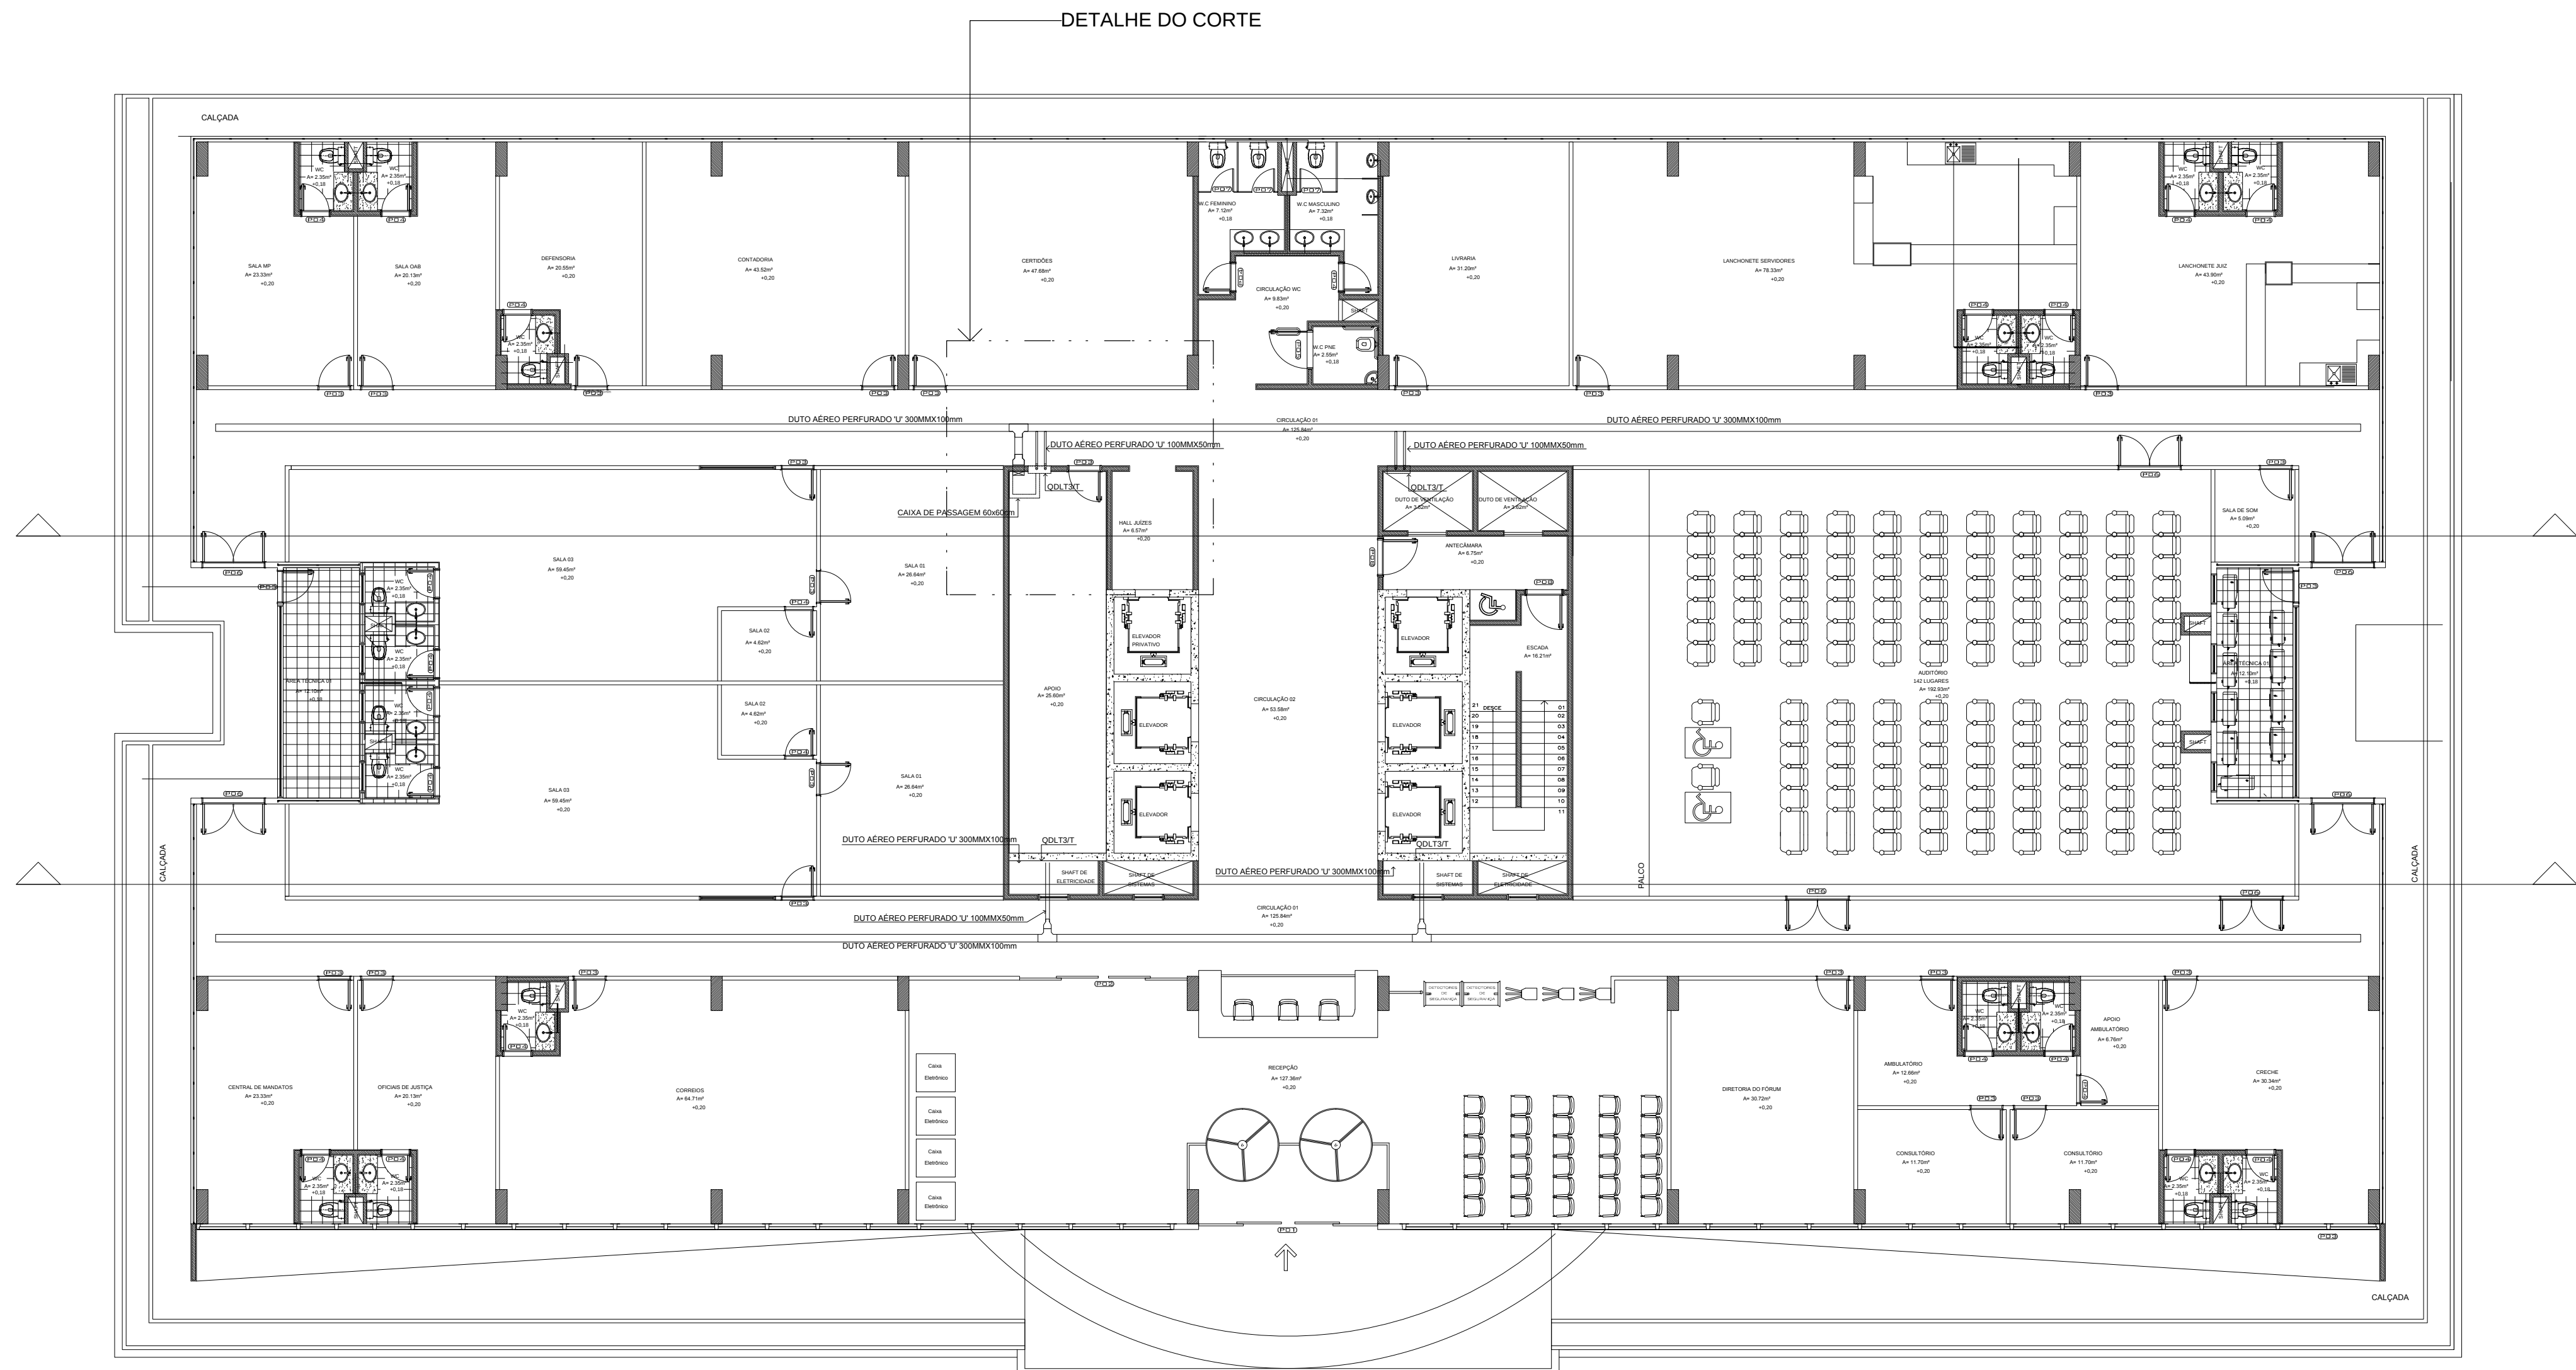

PLANTA-BAIXA TÉRREO
ESCALA 1/75

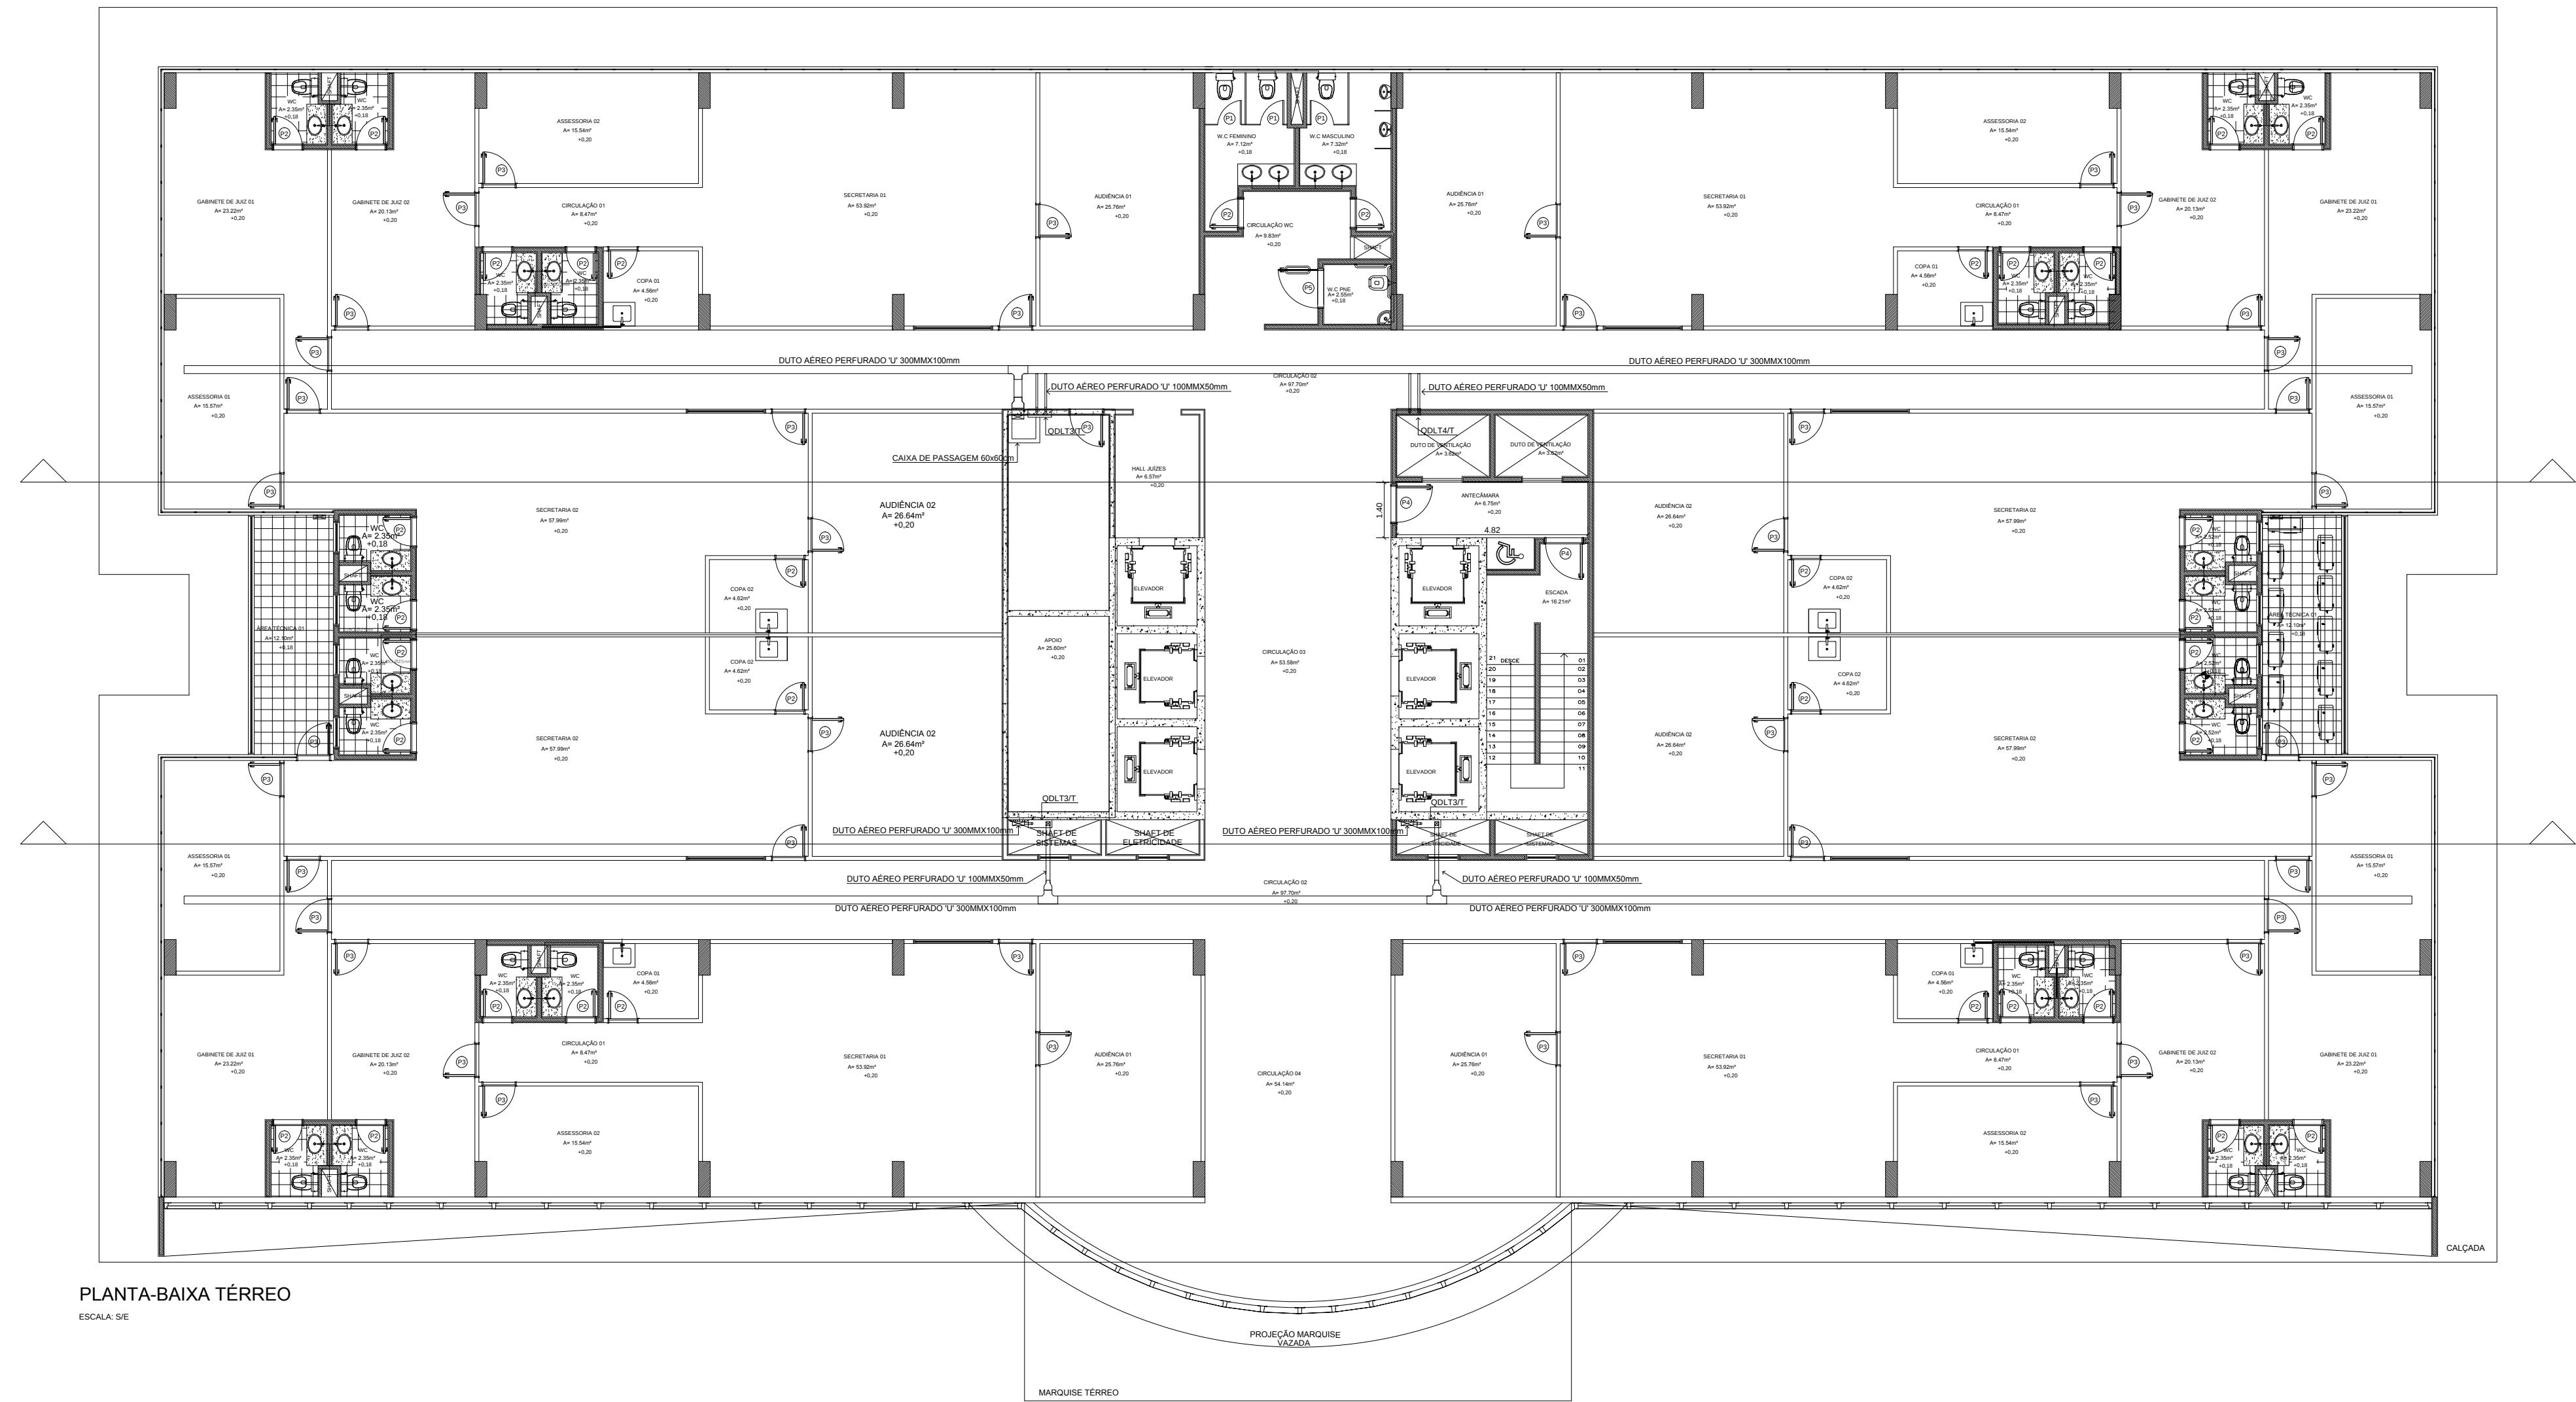

PLANTA-BAIXA TÉRREO
ESCALA 1/75

TRIBUNAL DE JUSTIÇA DO ESTADO DO AMAZONAS
DIVISÃO DE ENGENHARIA



DESEMBARGADOR PRESIDENTE: MARIA DAS GRAÇAS PESSOA FIGUEIREDO

RESPONSÁVEL TÉCNICO

AUTOR DO PROJETO: RICARDO CORREA - CREA/AM 13826
LUIZ QUEROQUA - CREA/RP RPS-2021-10

OBRA:

FÓRUM CÍVEL 2014


PROPRIETÁRIO:
TRIBUNAL DE JUSTIÇA DO ESTADO DO AMAZONAS

ETAPA: DATA:
PROJETO ELÉTRICO SETEMBRO/2014

CONTEÚDO: ESCALA:
CORTE ESQUEMÁTICO - DOS QUADROS DE AR, LUZ E TOMADAS - TÉRREO E TIPO -1 1/75

ENDEREÇO DA OBRA:
Av. Paratiba, s/n - São Francisco, CEP: 69079-265

PRANCHA:
03

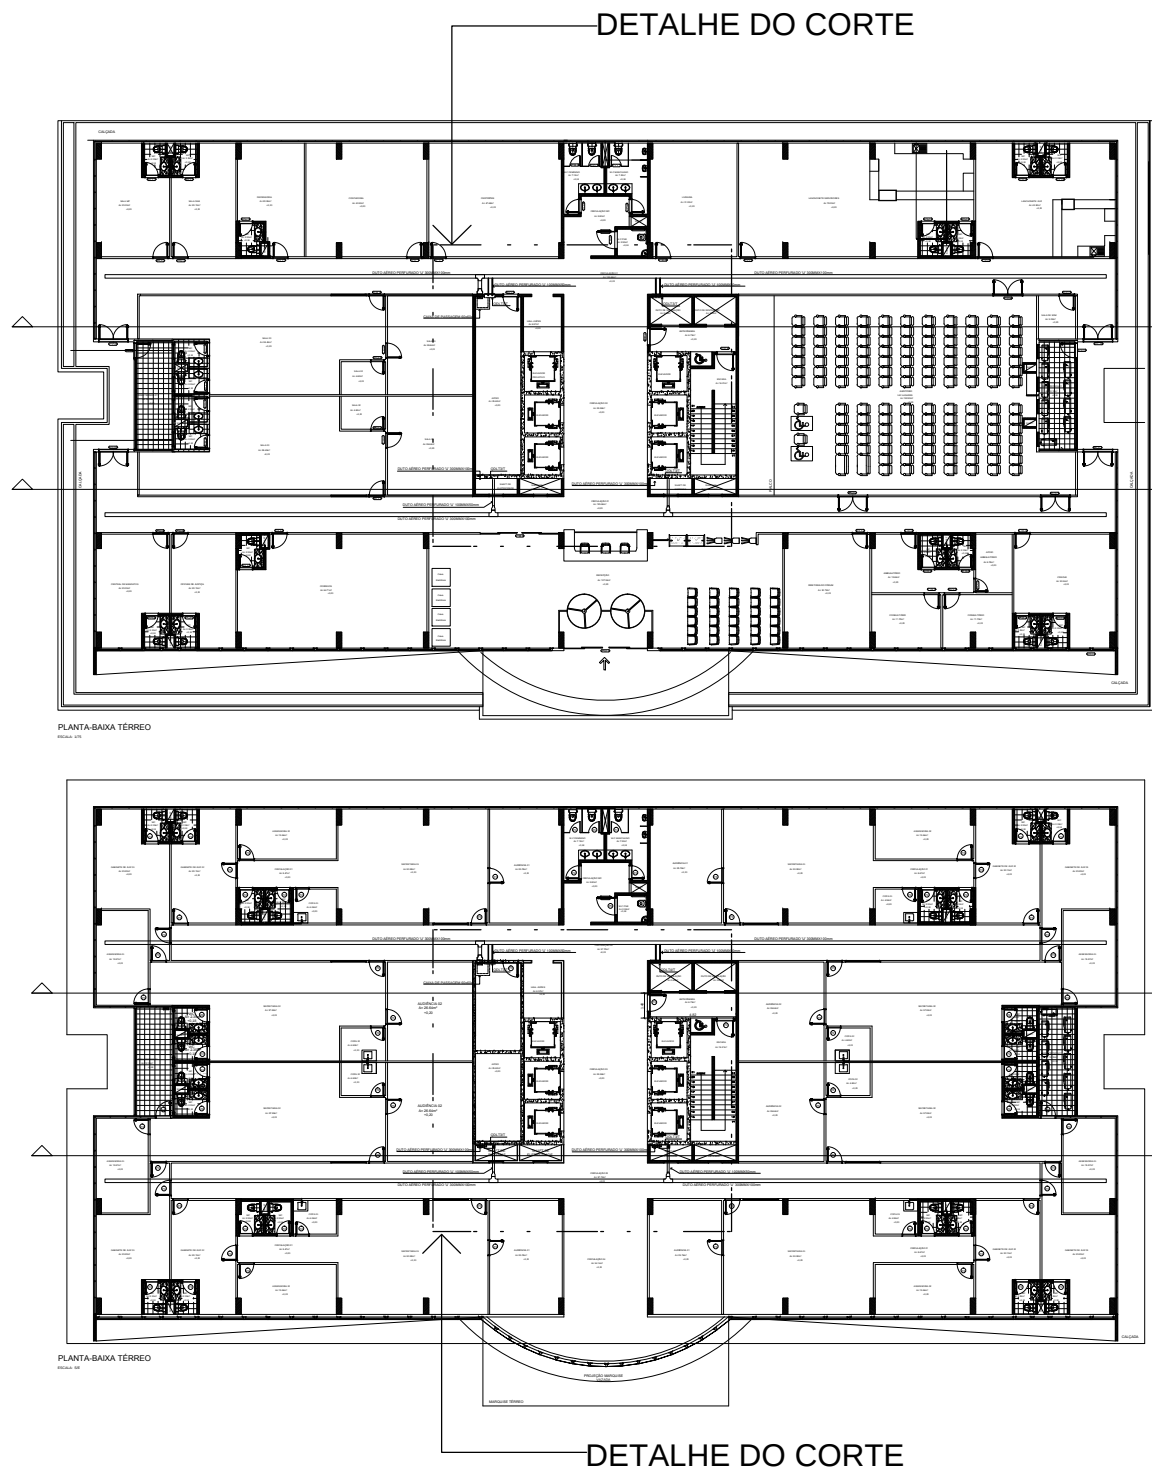

TRIBUNAL DE JUSTIÇA DO ESTADO DO AMAZONAS
DIVISÃO DE ENGENHARIA



DESEMBARGADOR PRESIDENTE: MARIA DAS GRAÇAS PESSOA FIGUEIREDO

RESPONSÁVEL TÉCNICO

AUTOR DO PROJETO: RICARDO CORREA - CREA/AM 15826
LUIZ QUERROCA - CREA/RB RPS-2021-10

OBRA:

FÓRUM CÍVEL 2014


PROPRIETÁRIO:
TRIBUNAL DE JUSTIÇA DO ESTADO DO AMAZONAS



ETAPA:
PROJETO ELÉTRICO
CONTEÚDO:
CORTE ESQUEMÁTICO DOS QUADROS DE LUZ E FORÇA - TÉRREO E TIPO-2
ENDEREÇO DA OBRA:
Av. Paraitá, s/n - São Francisco, CEP: 69079-265

DATA:
SETEMBRO/2014
ESCALA:
1:50

PRANCHA:
02

CORTE LONGITUDINAL - 2
ESC: 1:50

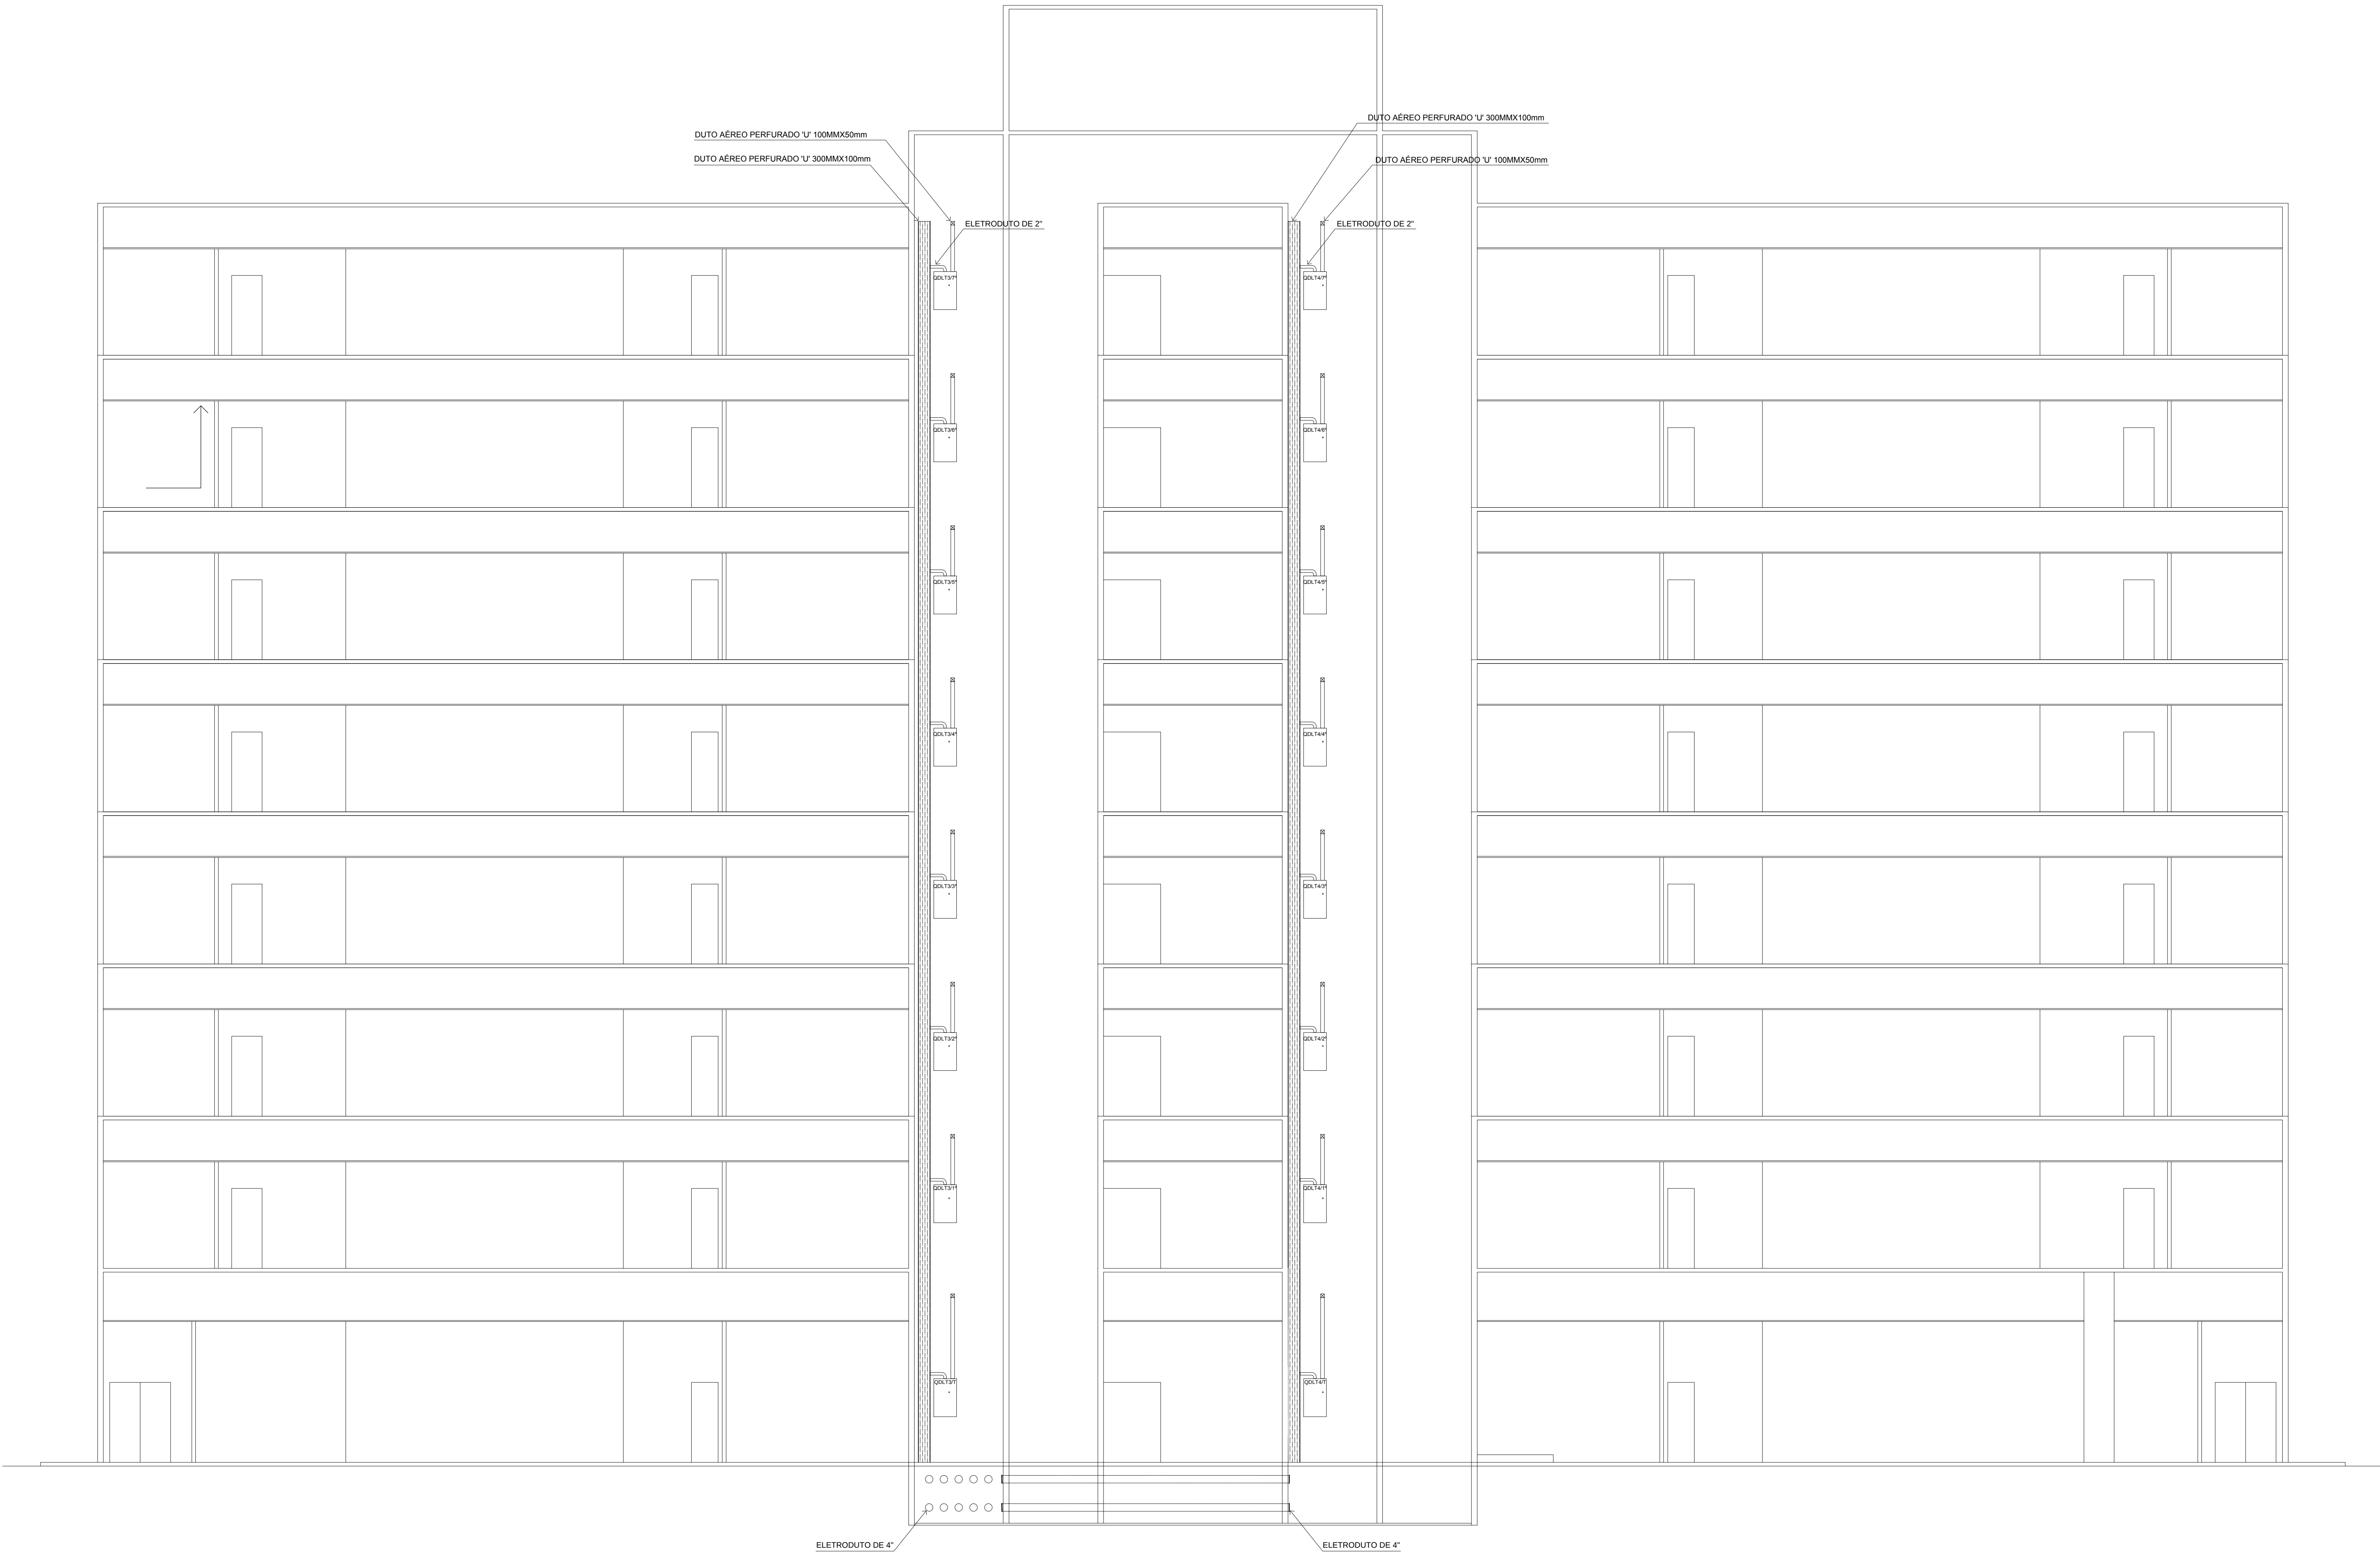

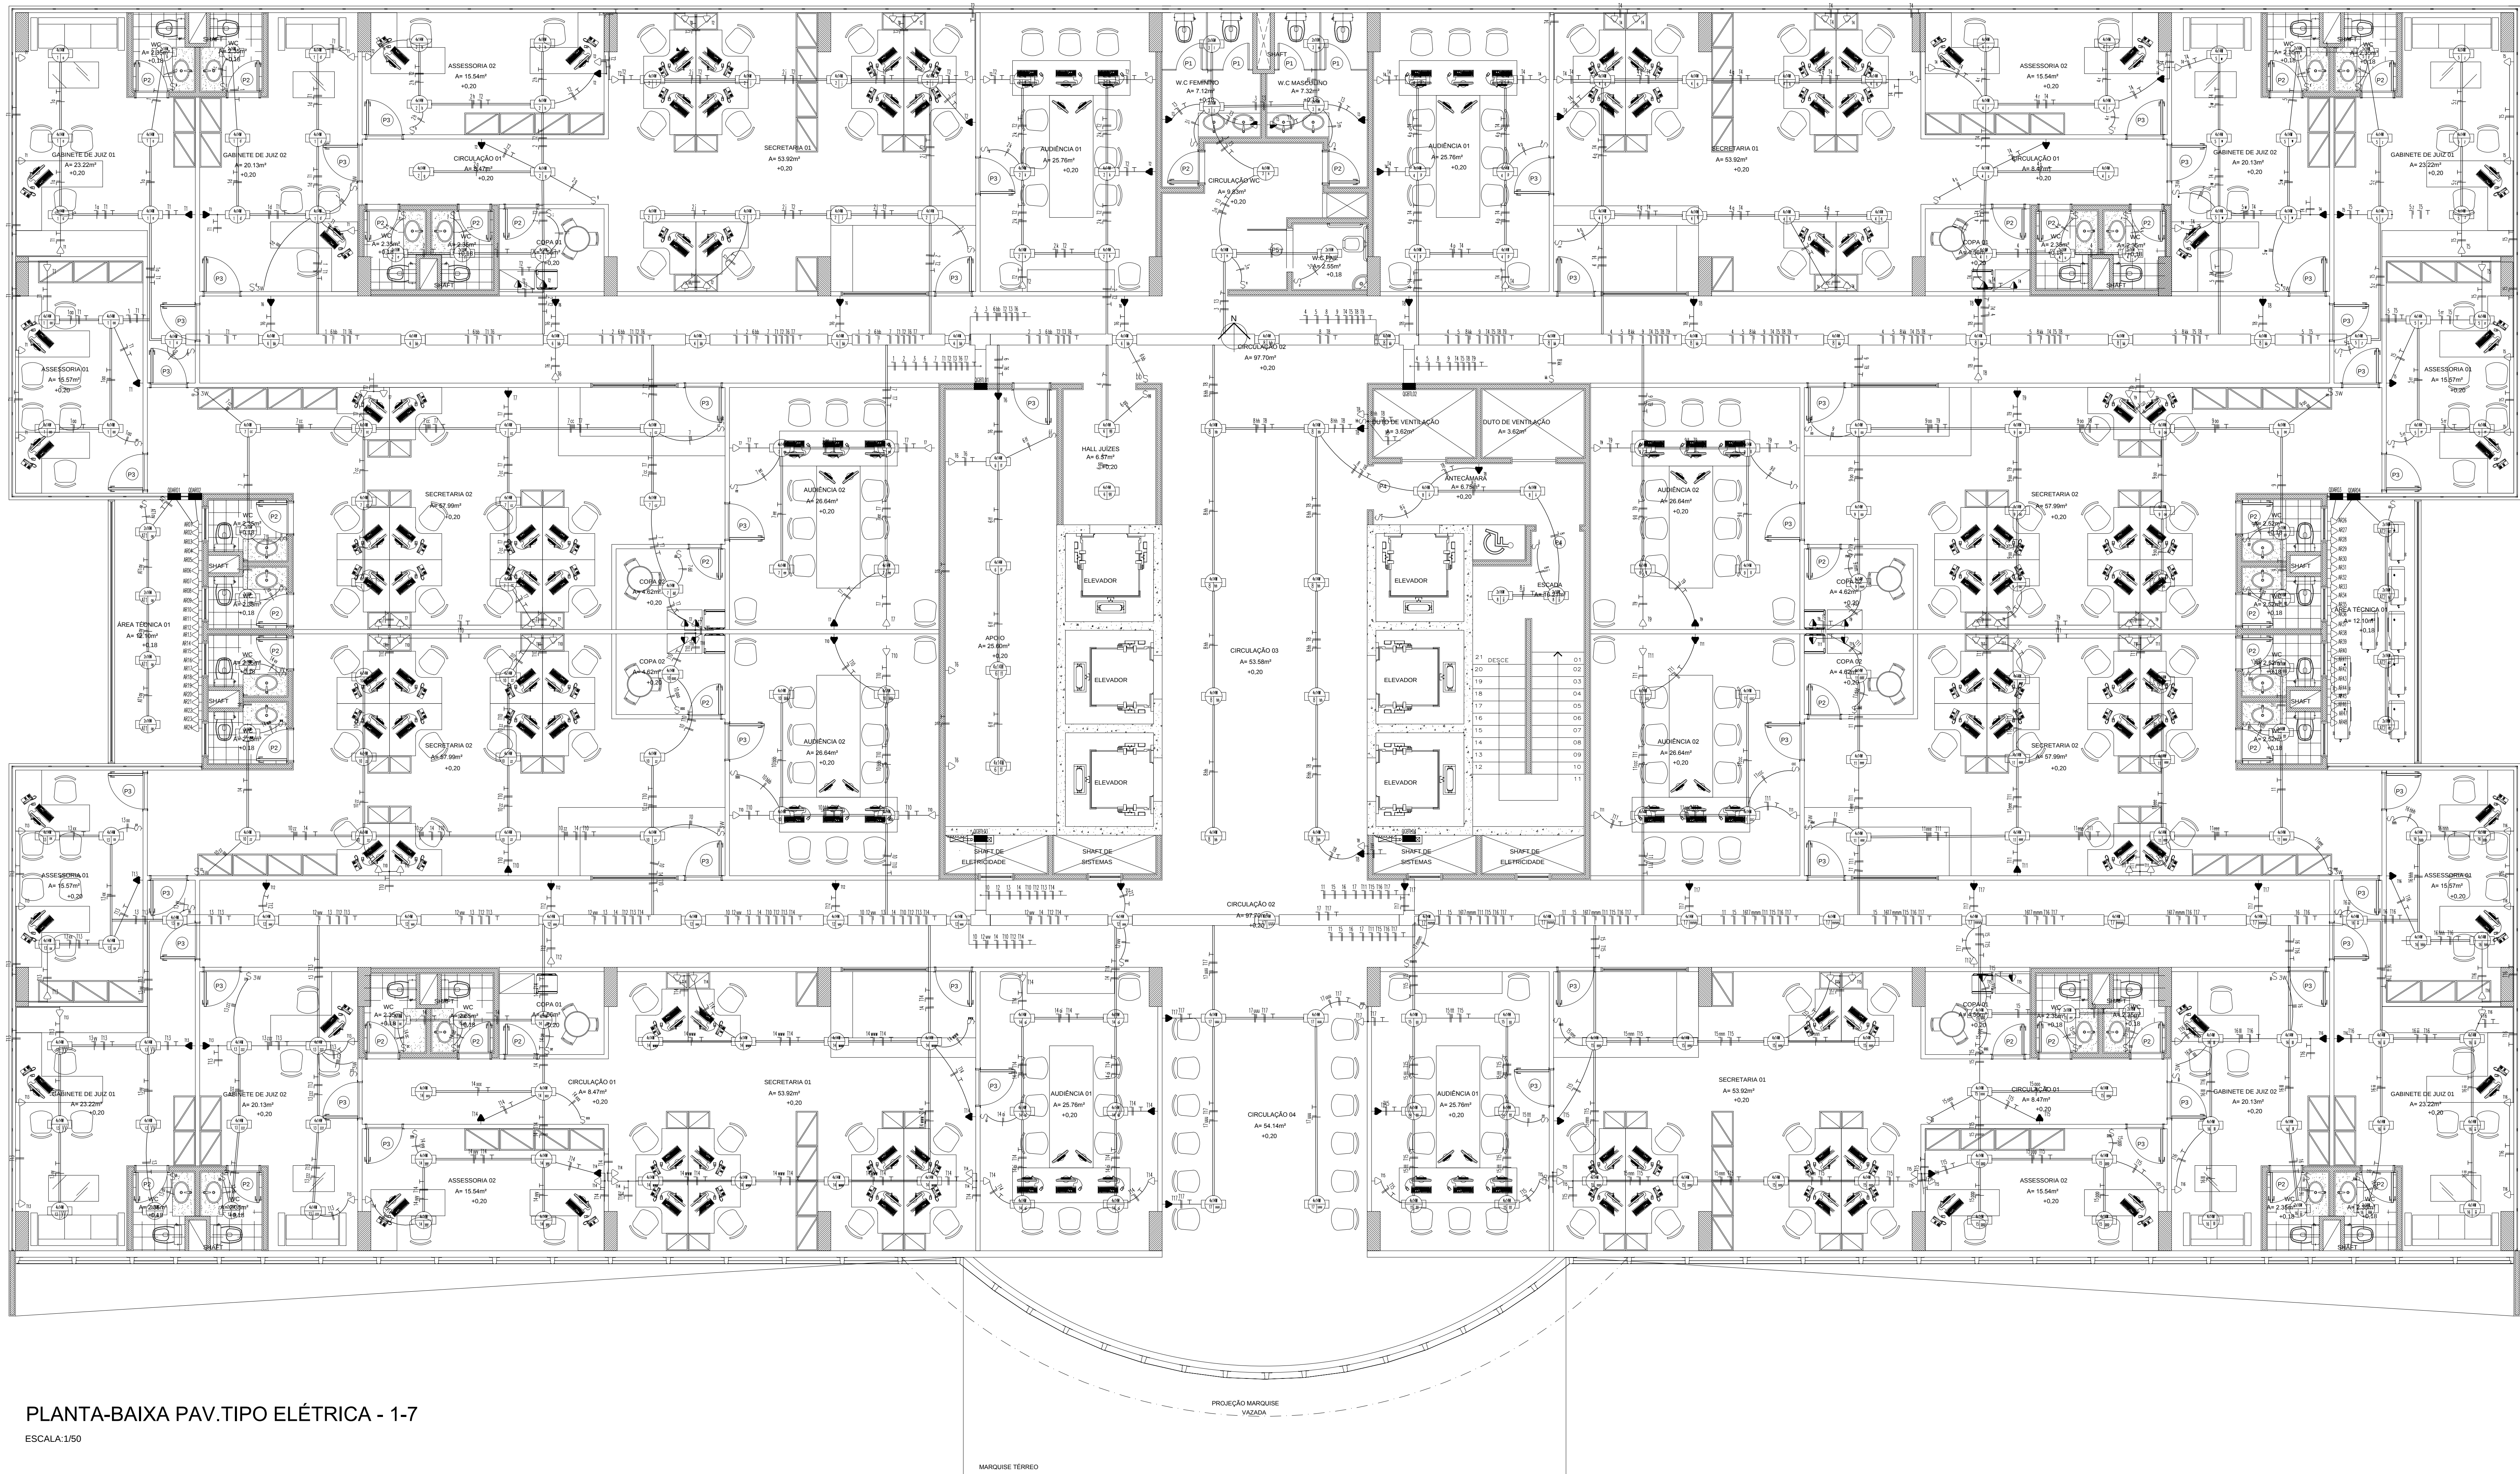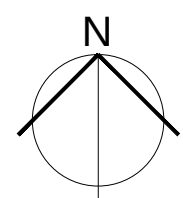

PLANTA-BAIXA PAV.TIPO ELÉTRICA - 1-7
ESCALA:1/50

LEGENDA:

	- FLUORESCENTE 2X14W COMPACTA
	- FLUORESCENTE 4X14W T5
	- INTERRUPTOR DUPLO
	- INTERRUPTOR SIMPLES
	- TOMADA 130CM
	- TOMADA 200CM
	- TOMADA BAIXA 30CM
	- TOMADA NO PISO
	- QUADRO DE DISTRIBUIÇÃO
	- COTOVELO "U" PERFURADO 100X50MM
	- TE RETO "U" PERFURADO 250X100MM
	- ELETRODUTO NO TETO
	- ELETRODUTO NO PISO
	- DUTO AÉREO PERFURADO "U" 100MMX50MM
	- DUTO AÉREO PERFURADO "U" 250MMX100MM
	- PERFILADO PERFURADO - 38MMX38MM
	- ELETRODUTO CONDULETE 1/2"
	- NEUTRO, FASE, RETORNO, TERRA

TRIBUNAL DE JUSTIÇA DO ESTADO DO AMAZONAS
DIVISÃO DE ENGENHARIA



DESEMBARGADOR PRESIDENTE: MARIA DAS GRACAS PRISADA FIGUEIREDO

CAUSA:

RESPONSÁVEL TÉCNICO

AUTOR DO PROJETO: RICARDO CORREIA - CREA-AM 19808
LUZ QUEIROGA - CREA-SP 195.2023-10

OBRA

FÓRUM CÍVEL 2014

PROPRIETÁRIO:

TRIBUNAL DE JUSTIÇA DO ESTADO DO AMAZONAS

ETAPA:

PROJETO ELÉTRICO

CONTEÚDO:

PLANTA BAIXA TIPO- ELÉTRICA

ENDEREÇO DA OBRA:

Av. Paratiba, s/n - São Francisco, CEP: 68079-265

DATA:

SETEMBRO/2014

ESCALA:

1:50

PRANCHA:

04