


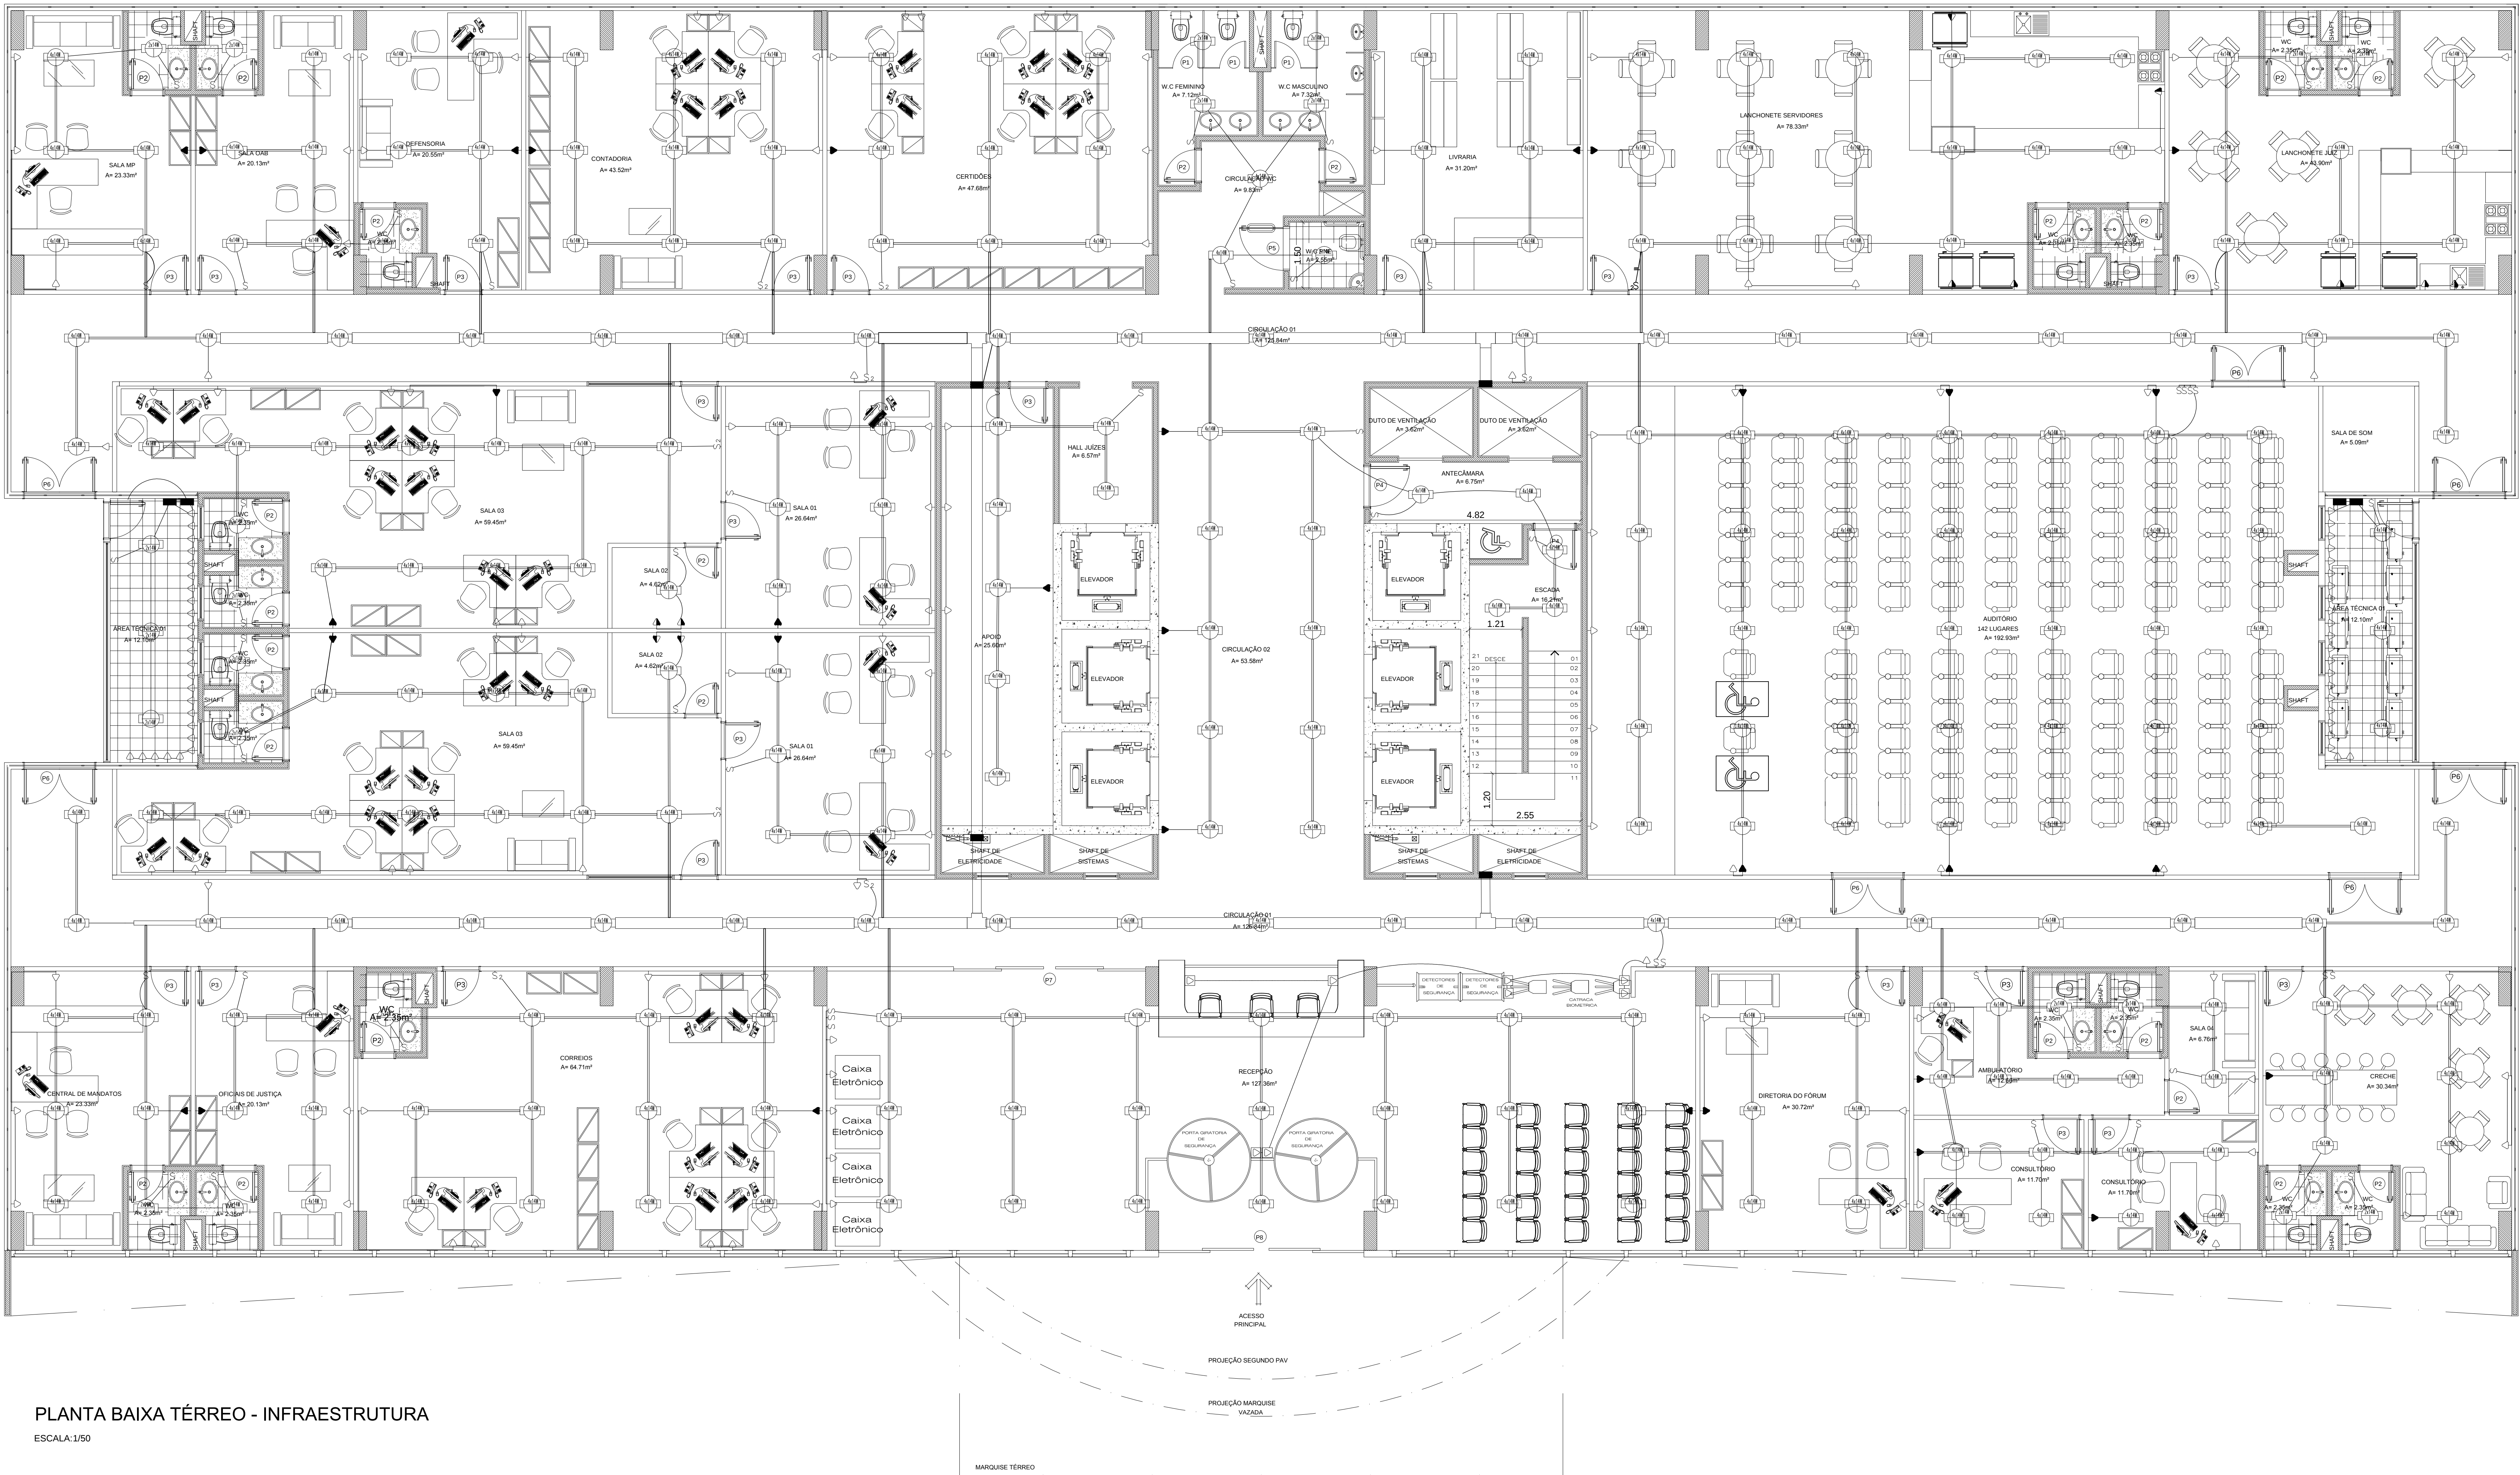

PLANTA BAIXA TÉRREO - INFRAESTRUTURA
ESCALA 1/50

LEGENDA:

- FLUORESCENTE 2X14W COMPACTA
- FLUORESCENTE 4X14W TS
- INTERRUPTOR DUPLO
- INTERRUPTOR SIMPLES
- TOMADA 130CM
- TOMADA 200CM
- TOMADA BAIXA 30CM
- TOMADA NO PISO
- QUADRO DE DISTRIBUIÇÃO
- COTOVELO 1" PERFORADO 100X10MM
- TÊ RETO 1" PERFORADO 250X100MM
- ELETRODUTO NO TETO
- ELETRODUTO NO PISO
- DUTO AÉREO PERFORADO 1" 100MMX50MM
- DUTO AÉREO PERFORADO 1" 250MMX100MM
- PERFILADO PERFORADO - 38MMX38MM
- ELETRODUTO CONDUTE 1/2"

TRIBUNAL DE JUSTIÇA DO ESTADO DO AMAZONAS
DIVISÃO DE ENGENHARIA



DESEMBARGADOR PRESIDENTE: MARIA DAS GRAÇAS PRESSATO FIGUEIREDO


RESPONSÁVEL TÉCNICO:
RICARDO CORRÊA - CREA-AM 0808
LUZ QUEIROGA - CREA-AM RPS-2023-10

OBRA:

FÓRUM CÍVEL 2014

PROPRIETÁRIO:
TRIBUNAL DE JUSTIÇA DO ESTADO DO AMAZONAS

ETAPA: PROJETO ELÉTRICO	DATA: SETEMBRO/2014
CONTEÚDO: PLANTA BAIXA TÉRREO - INFRAESTRUTURA	ESCALA: 1:50
ENDEREÇO DA OBRA: Av. Paratiba, s/n - São Francisco, CEP: 68079-265	PRANCHETA: 09

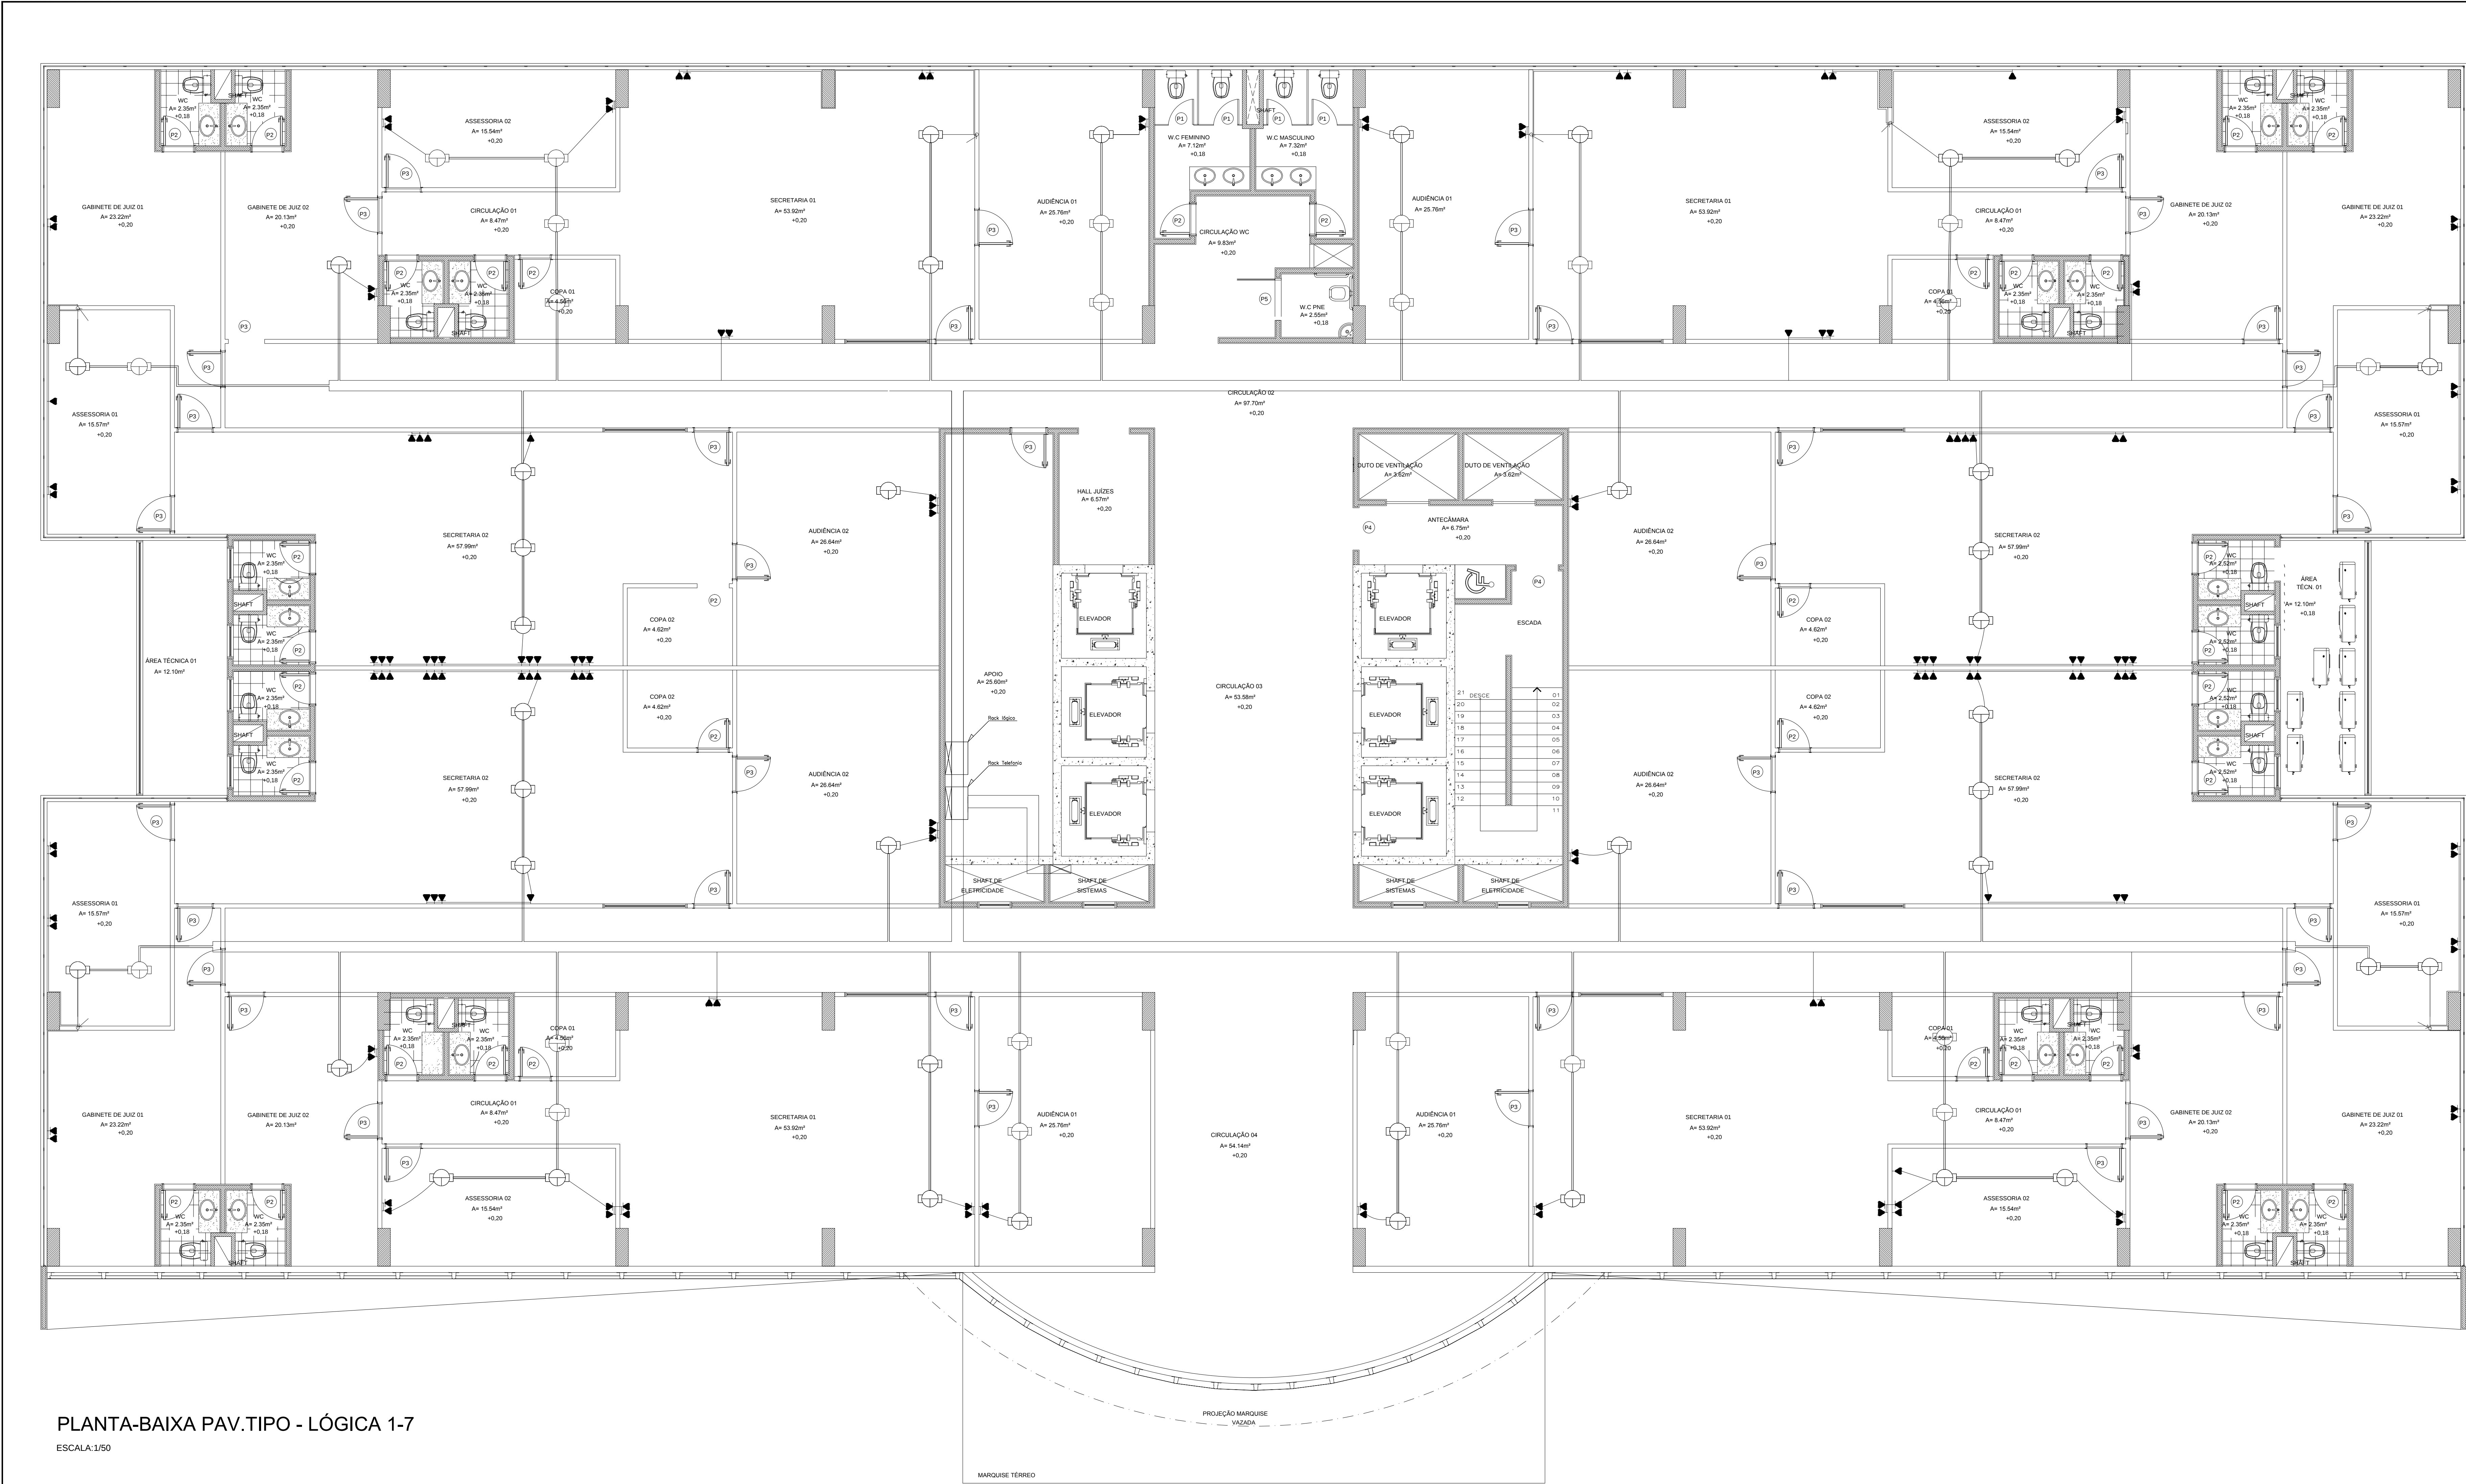

LEGENDA:

	PONTOS DE LUZ DE REFER. PARA PASSAGEM DOS PERFIS DE LÓGICA PASSADOS AO LADO DOS PERFIS DE DA INST. ELÉTRICA.
	- CANALETA METALIZADA
	- TUBO QUE DESCE
	- TOMADA TELEFONE
	- PONTO WIFI 130CM
	- TOMADA LÓGICA 200CM
	- QUADRO DE DISTRIBUIÇÃO
	- DUTO AÉREO PERFORADO "U" 250MMX100MM
	- PERFILADO PERFORADO - 38MMX38MM
	- ELETRODUTO DE 3/4"

TRIBUNAL DE JUSTIÇA DO ESTADO DO AMAZONAS
 DIVISÃO DE ENGENHARIA



DESEMBARGADOR PRESIDENTE: MARIA DAS GRAÇAS FREDDA FIGUEIREDO

RESPONSÁVEL TÉCNICO


AUTOR DO PROJETO: RICARDO CORREIA - CREA/AM 0808
 LUZ QUEIROGA - CREA/RS 2023-10

OBRA

FÓRUM CÍVEL 2014

PROPRIETÁRIO:
 TRIBUNAL DE JUSTIÇA DO ESTADO DO AMAZONAS

ETAPA:	DATA:
PROJETO ELÉTRICO	SETEMBRO/2014
CONTÉUDO:	ESCALA:
PLANTA BAIXA TERREO - LÓGICA	1:50
ENDEREÇO DA OBRA:	PRANCHETA:
Av. Paratiba, s/n - São Francisco, CEP: 68079-265	09

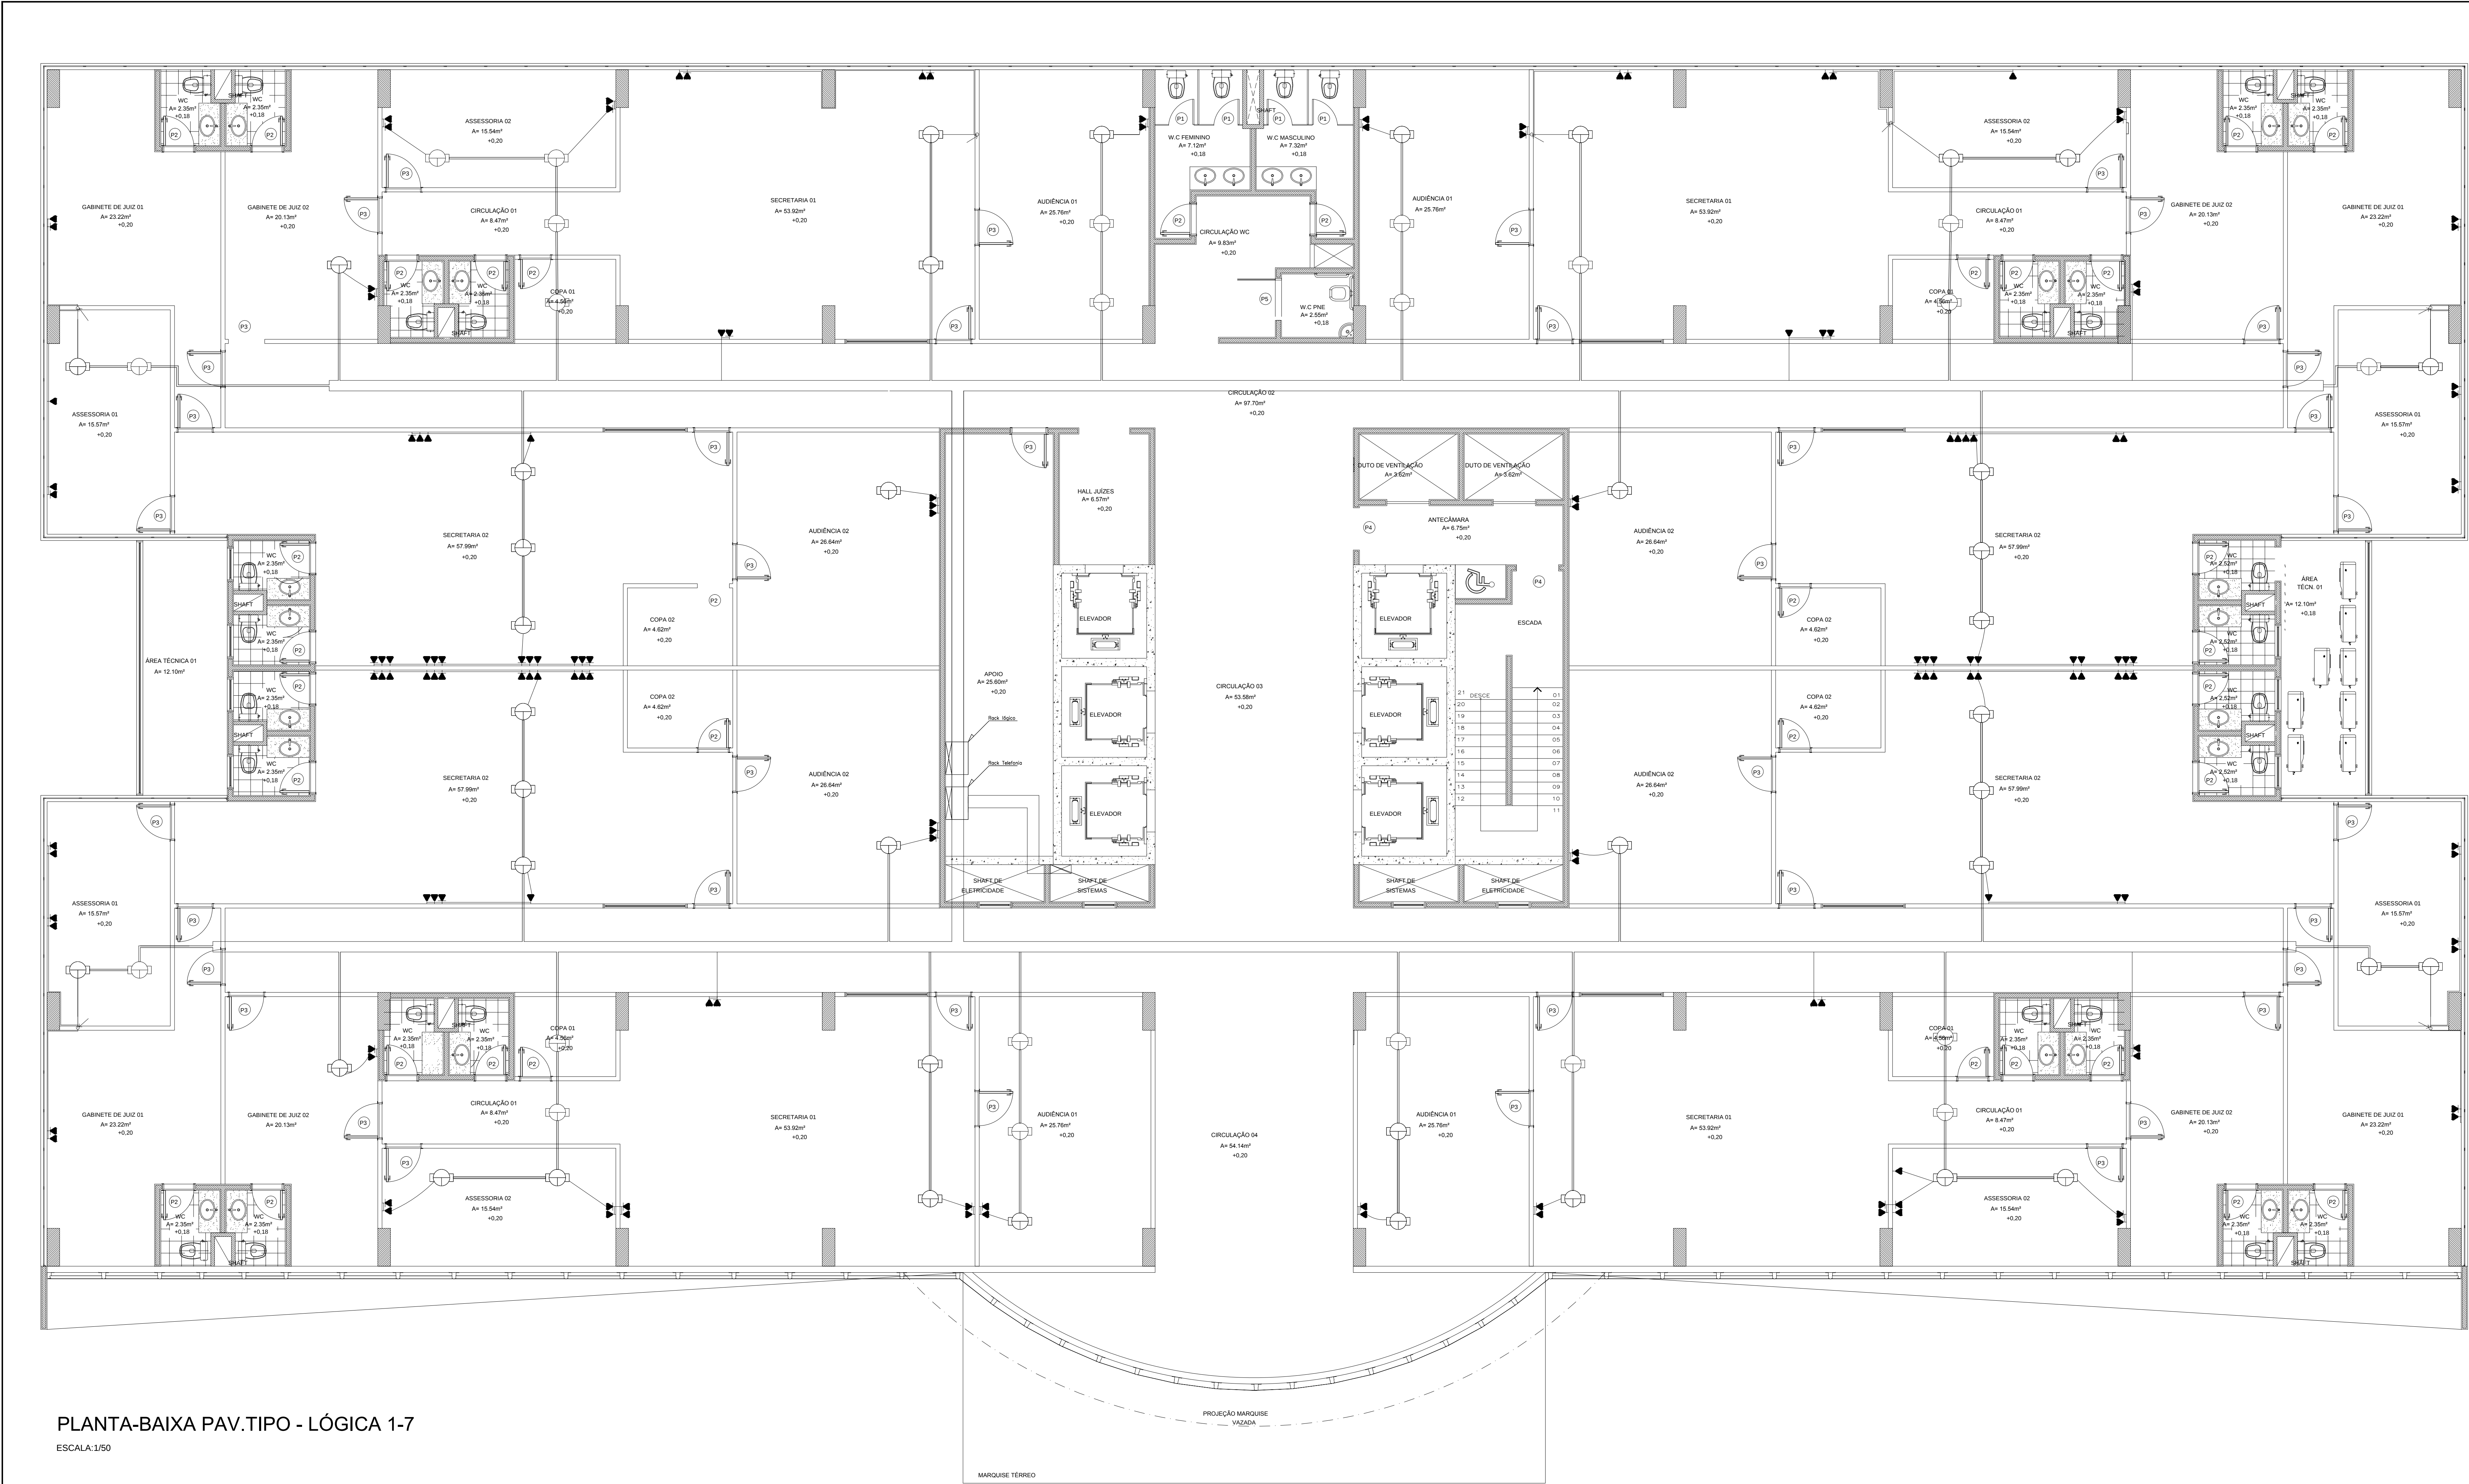

LEGENDA:

	PONTOS DE LUZ DE REFER. PARA PASSAGEM DOS PERFIS DE LÓGICA PASSADOS AO LADO DOS PERFIS DE DA INST. ELÉTRICA.
	- CANALETA METALIZADA
	- TUBO QUE DESCE
	- TOMADA TELEFONE
	- PONTO WIFI 130CM
	- TOMADA LÓGICA 200CM
	- QUADRO DE DISTRIBUIÇÃO
	- DUTO AÉREO PERFURADO "U" 250MMX100MM
	- PERFILADO PERFURADO - 38MMX38MM
	- ELETRODUTO DE 3/4"

TRIBUNAL DE JUSTIÇA DO ESTADO DO AMAZONAS
 DIVISÃO DE ENGENHARIA



DESEMBARGADOR PRESIDENTE: MARIA DAS GRAÇAS FREDDA FIGUEIREDO

RESPONSÁVEL TÉCNICO


AUTOR DO PROJETO: RICARDO CORREIA - CREA/AM 0808
 LUZ QUEIROGA - CREA/RS 2023-10

OBRA

FÓRUM CÍVEL 2014

PROPRIETÁRIO:
 TRIBUNAL DE JUSTIÇA DO ESTADO DO AMAZONAS

ETAPA:	DATA:
PROJETO ELÉTRICO	SETEMBRO/2014
CONTÉÚDO:	ESCALA:
PLANTA BAIXA TERREO - LÓGICA	1:50
ENDEREÇO DA OBRA:	PRANCHETA:
Av. Paratiba, s/n - São Francisco, CEP: 68079-265	09

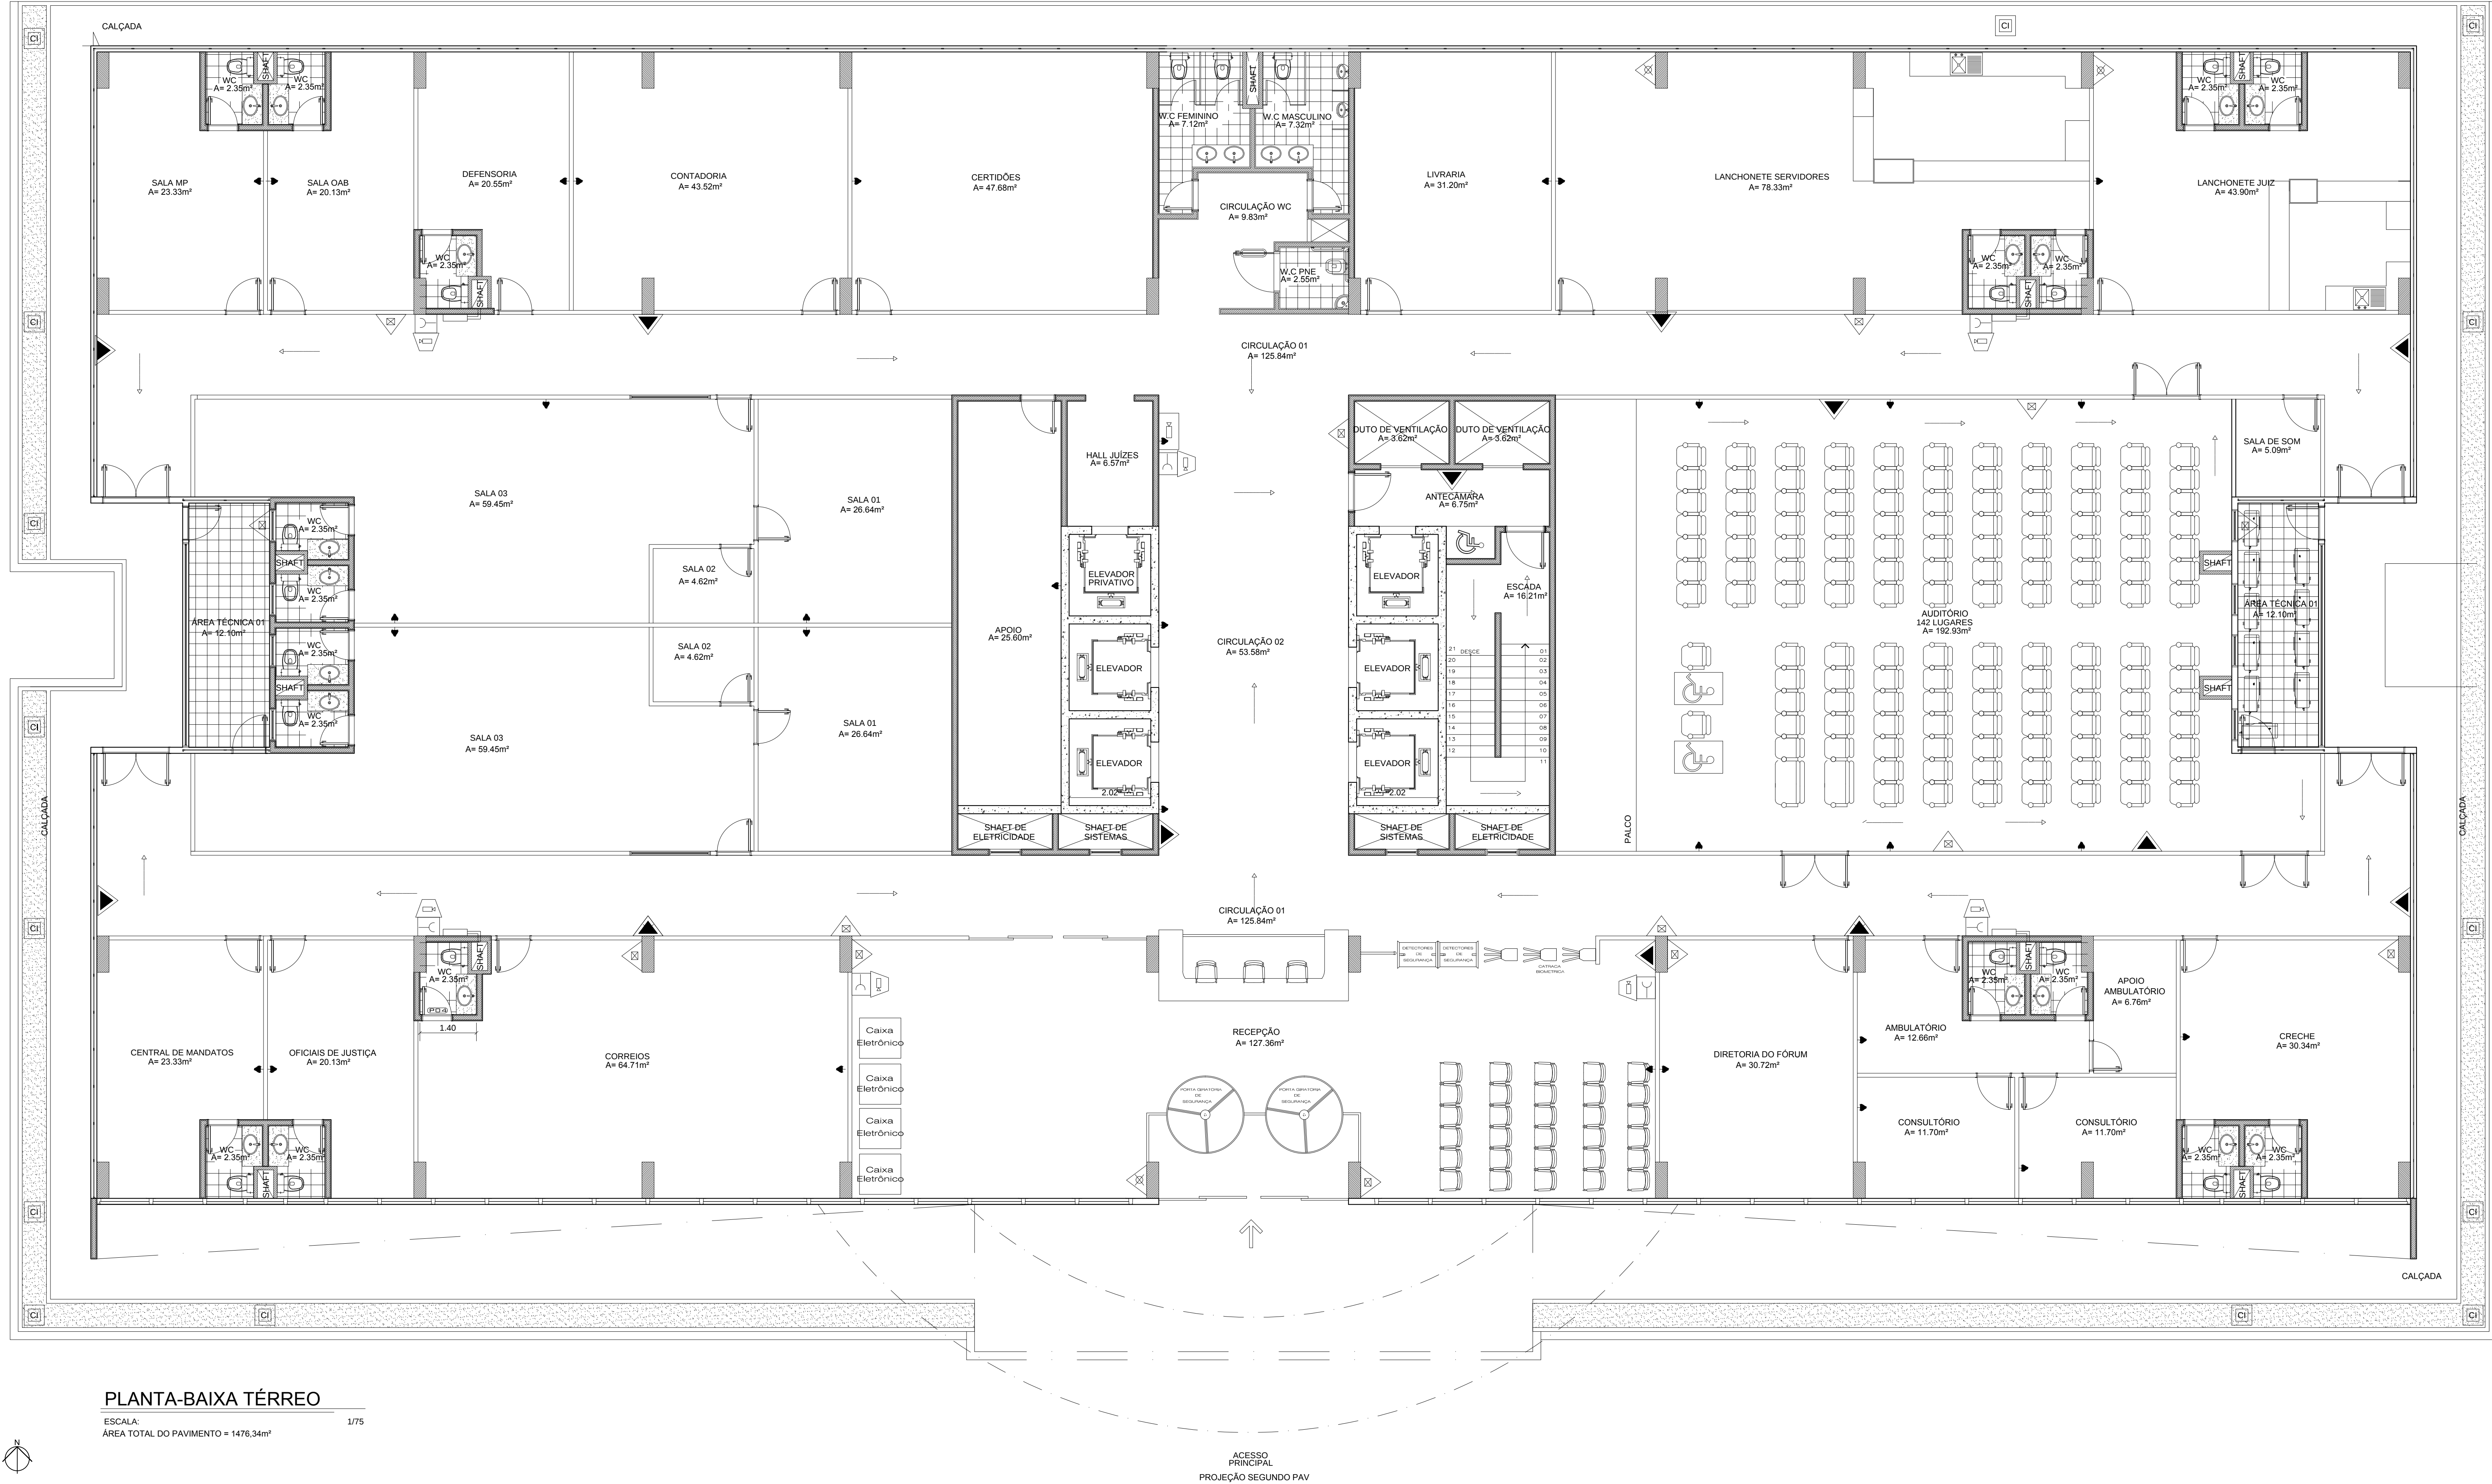

PLANTA-BAIXA TÉRREO

ESCALA: 1/75
ÁREA TOTAL DO PAVIMENTO = 1476,34m²

LEGENDA

	ABRIGO DE HIDRANTE		EXTINTOR CARGA DE PÓ CAP 2A-20B C. UE 6KG
	TUBO DE AÇO GALV. Ø83mm		EXTINTOR CARGA DE ÁGUA PRESSURIZADA CAP 2A UE 10LTS
	TUBULAÇÃO DE INCÊNDIO APARENTE		PONTO DE ILUMINAÇÃO DE EMERGÊNCIA
	TUBULAÇÃO DE INCÊNDIO ENTERRADA (PPC-PSB-CL10)		REGISTRO DE RECALQUE
	EXTINTOR CARGA DE DÍOXIDO DE CARBONO 500 CAP 5B.C. UE 6KG		ROTA DE FUGA COM INDICAÇÃO FOSFORESCENTE NA PAREDE
	ACIONADOR MANUAL AMBH		
	SIRENE ENDECRÁVEL 2 SONS PRELAL SASH		
	CENTRAL DE ALARME		

DEB: C)

TRIBUNAL DE JUSTIÇA DO ESTADO DO AMAPÁ
DIVISÃO DE ENGENHARIA



TERCEIRADORIA PRESIDENTE: MARIA GAD BRUNAS PEREIRA FIDELIS

RESPONSÁVEL TÉCNICO

AUTOR DO PROJETO: ROBERTO FERNANDES NAL GALI NEVES

OBRA:

FÓRUM CÍVEL - 2014

PROJETO DE ARQUITETURA

ETAPA: PROJETO DE PREVENÇÃO E COMBATE A INCÊNDIO


PROJETO DE PREVENÇÃO E COMBATE A INCÊNDIO

CONTÉÚDO: ROTA DE FUGA - INDICAÇÕES - HIDRANTES - EXTINTORES - PLANTA TÉRREO

ENGENHEIRO DA OBRA:

HENRIQUE RES. Av. Paulista, 101 - São Francisco, CEP: 88079-200

001

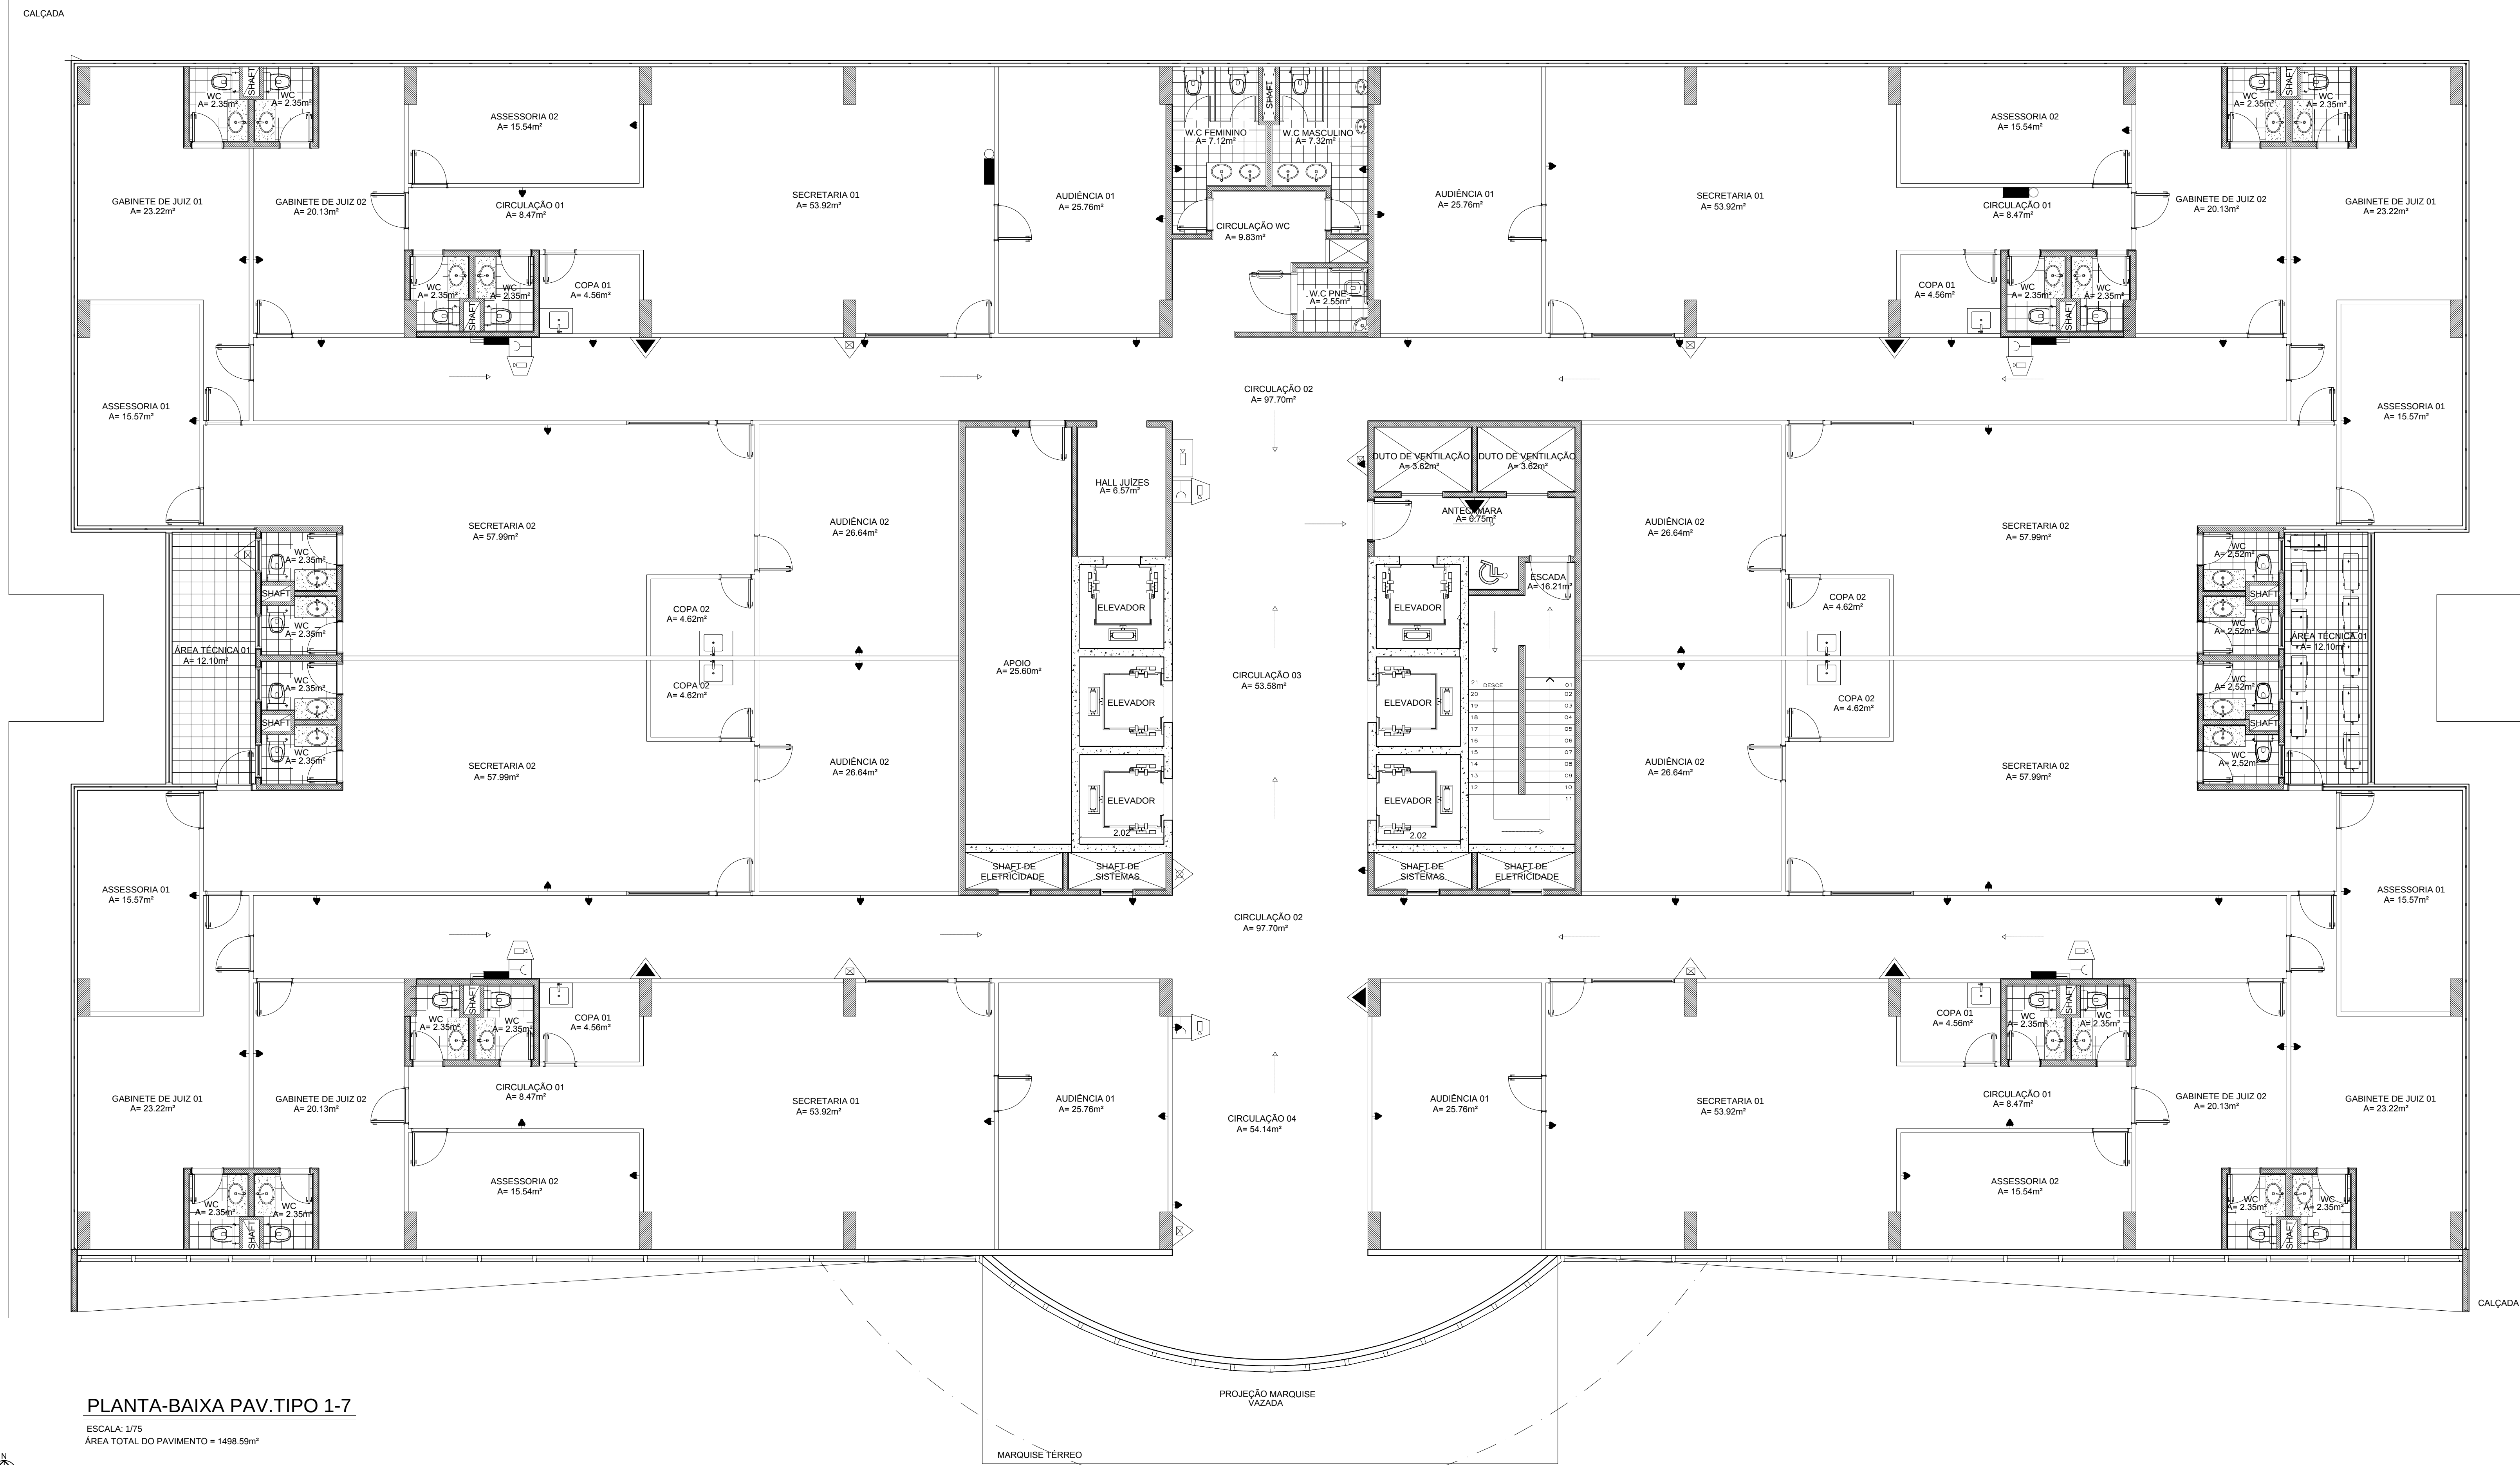

LEGENDA			
	ABRIGO DE HIRANTE		EXTINTOR CARGA DE PÓ CAP 2A-20B C U.E 6KG
	TUBO DE AÇO GALV. Ø63mm		EXTINTOR CARGA DE ÁGUA PRESSURIZADA CAP 2A U.E. 10,15
	TUBULAÇÃO DE INCÊNDIO APARENTE		PONTO DE ILUMINAÇÃO DE EMERGÊNCIA
	TUBULAÇÃO DE INCÊNDIO ENTERRADA (PVC P11A-CL11)		REGISTRO DE RESCALQUE
	EXTINTOR CARGA DE DIÓXIDO DE CARBONO CO2 CAP 6B-C U.E 6KG		ROTA DE FUGA COM INDICAÇÃO FOSFORESCENTE NA PARADA
	ACIONADOR MANUAL AMBH		
	SINALE ENDECRIVEL 2 SONS PREAL SASH		
	CENTRAL DE ALARME		

TRIBUNAL DE JUSTIÇA DO ESTADO DO AMAPÁ DIVISÃO DE ENGENHARIA			
TERCEIROS: PRESIDENTE: MARIA DAS GRAÇAS PEREIRA RODRIGUES			
TERCEIROS: TERCEIROS			
AUTOR DO PROJETO: ROBERTO RODRIGUES - CAL 16/05/14			
OBRA:			
FÓRUM CÍVEL - 2014			
PROJETO DE ARQUITETURA			
ETAPA:		DATA:	
PROJETO DE ARQUITETURA E CONTEÚDO A INÍCIO		ARQUITETURA	
CONTEÚDO: ROTA DE FUGA - SINALIZAÇÕES - HODONANTES - EXTINTORES - PLANTA TERREO		ESCALA:	
1:75		1:75	
ENDEREÇO DA OBRA:		PRINCIPAIS:	
RUA DEBORA - Av. Paralela, s/n - São Francisco, CEP: 68079-280		002	

PLANTA-BAIXA PAV. TIPO 1-7
ESCALA: 1/75
ÁREA TOTAL DO PAVIMENTO = 1498,59m²



- ## LEGENDA

- TRIBUNAL DE JUSTIÇA DO ESTADO DO AMAZONAS
DIVISÃO DE ENGENHARIA



DESEMBARGADORA PRESIDENTE: MARIA DAS GRAÇAS PESSOA FIGUEIREDO

RESPONSÁVEL TÉCNICO

AUTOR DO PROJETO: RICARDO CORREA - CREA/AM 15826

LUIZ QUEIROGA - CREA/PB RPS-2021-1

FÓRUM CÍVEL - 2014

PROPRIETÁRIO:
TRIBUNAL DE JUSTIÇA DO ESTADO DO AMAZONAS

ETAPA:	PROJETO ELÉTRICO
CONTEUDO:	TERRAÇO - SPDA ELETRICA


ENDEREÇO DA OBRA:

DATA:
SETEMBRO/2014

ESCALA:
1:75

PRANCHA:	
----------	--

011

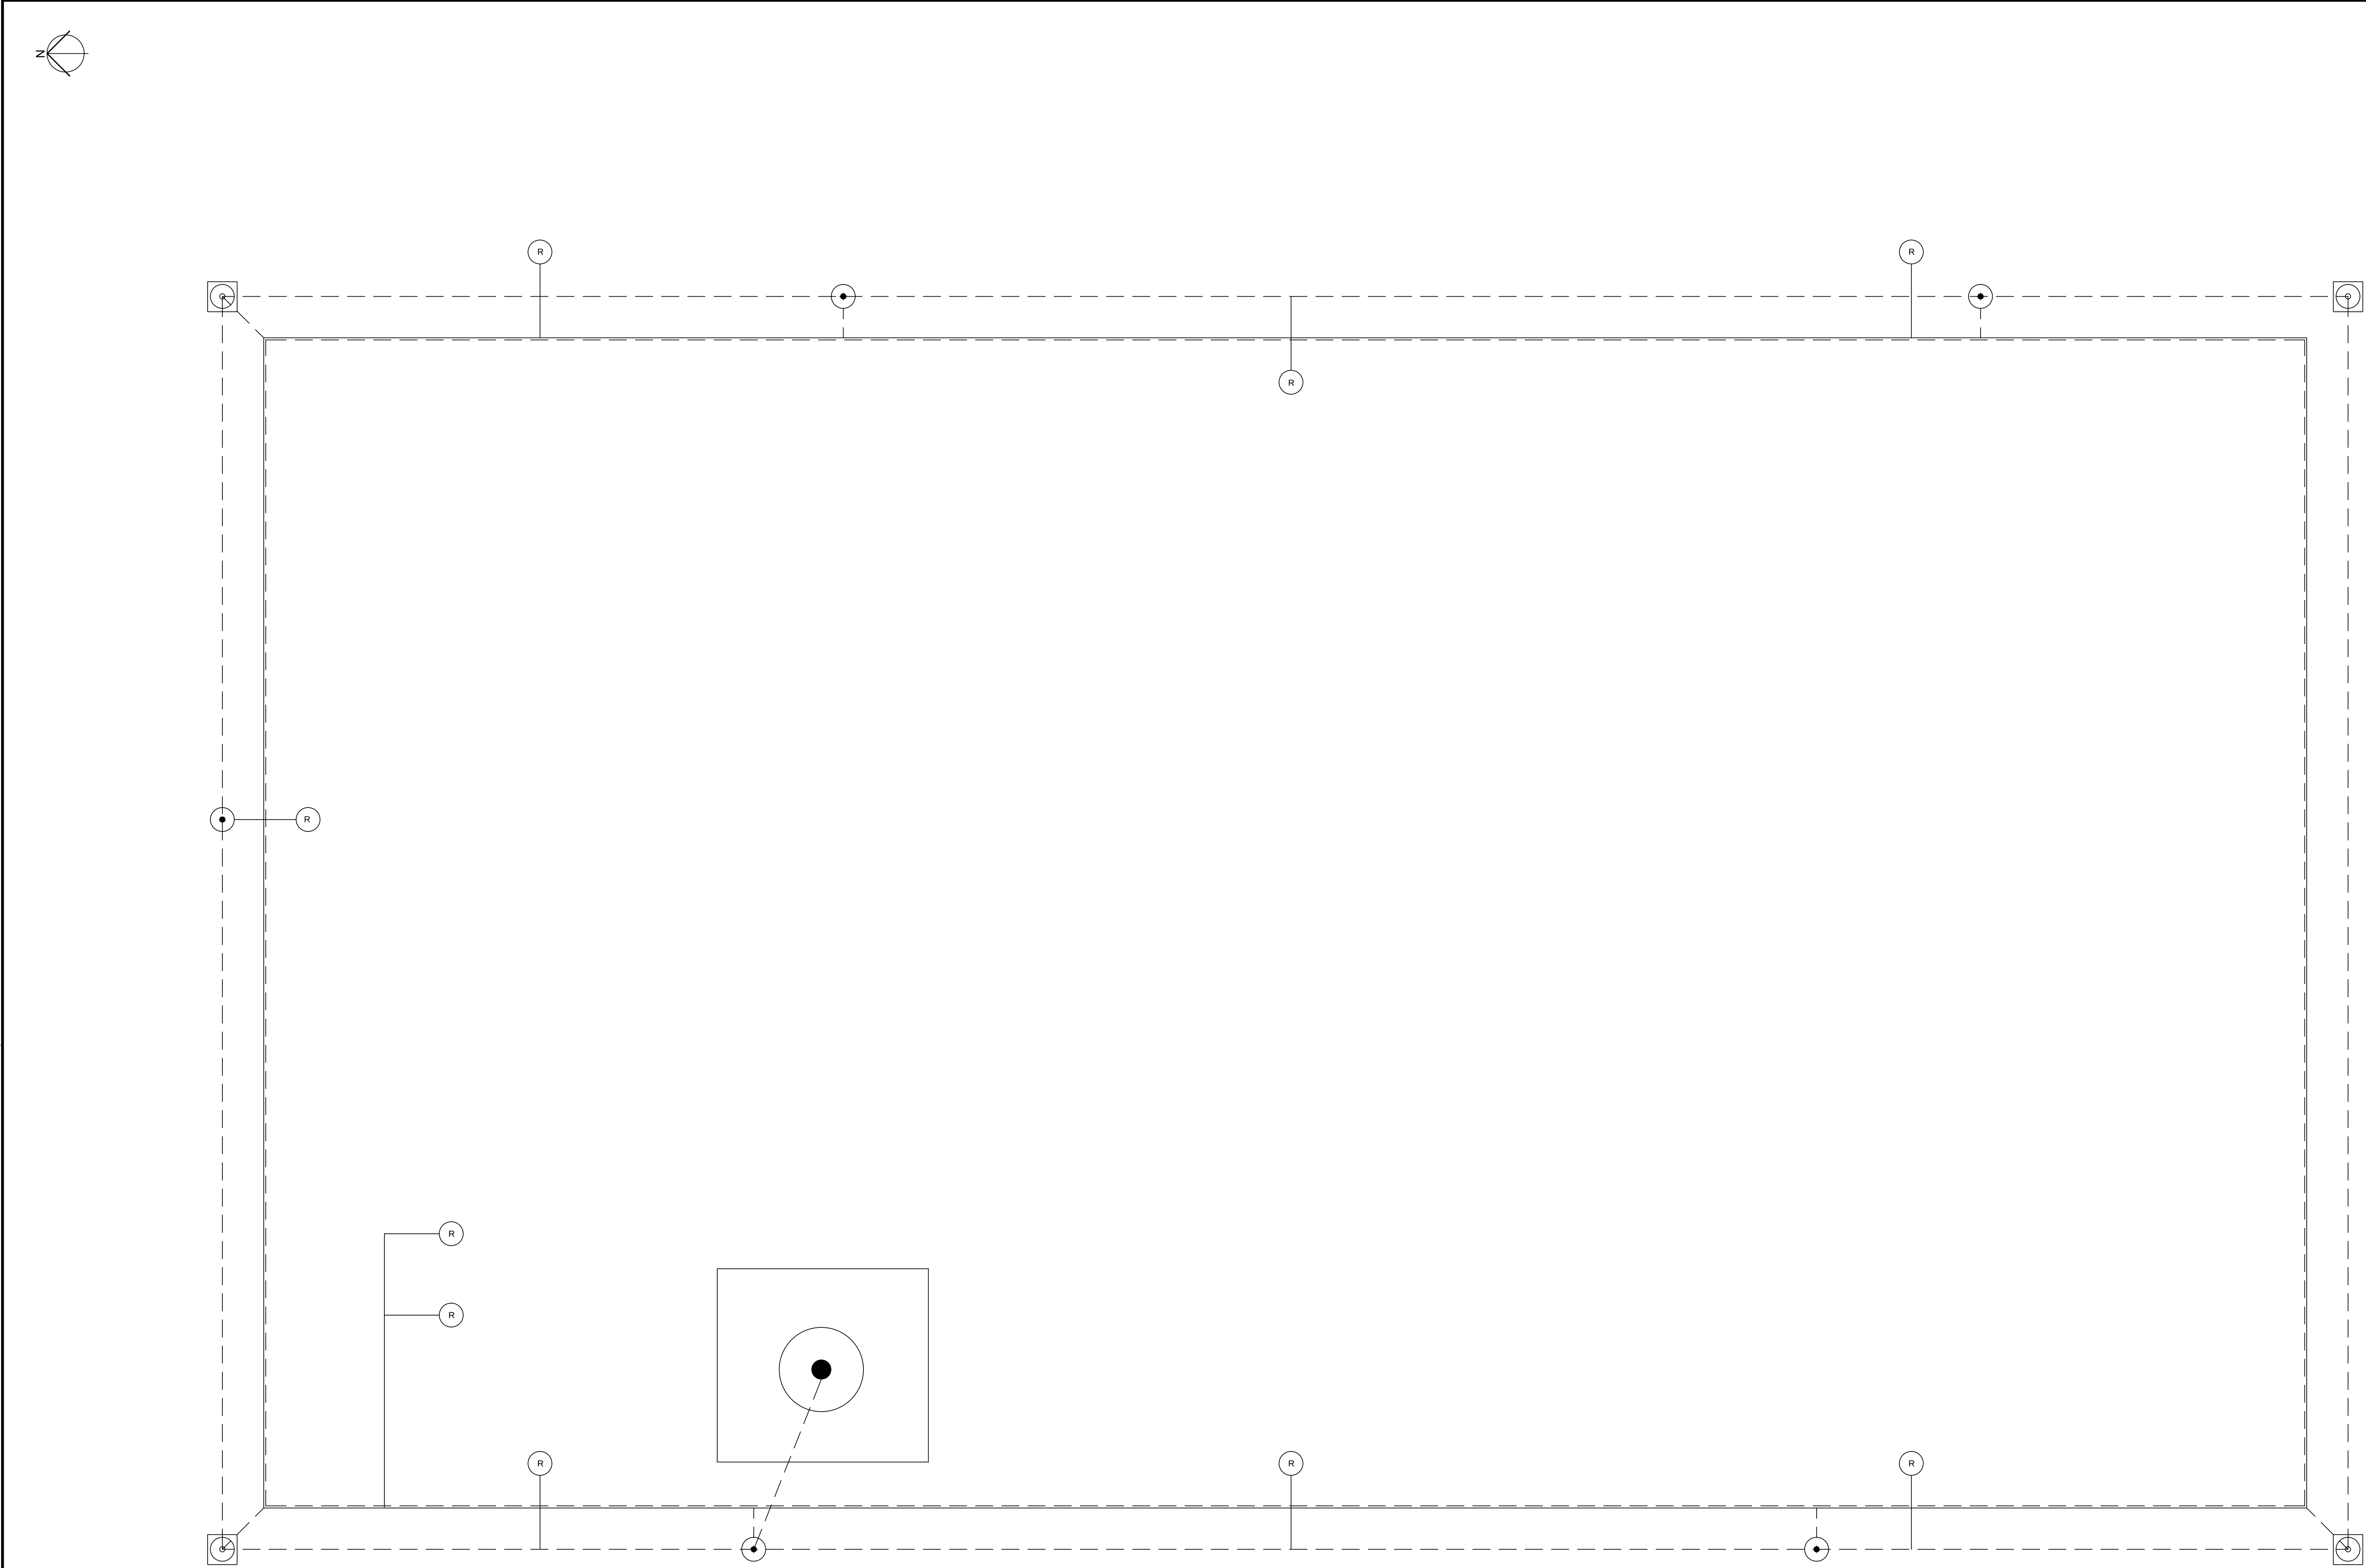


PLANTA DE SPDA (DESCARGA ATMOSFÉRICA)
ESCALA: 1/75

- NOTAS:
1. TODAS AS CONEÇÕES DEVERÃO SER EXECUTADAS COM SOLDA EXOTÉRMICA
 2. USAR O MOLDE DA SOLDA EXOTÉRMICA O MÁXIMO DE VEZES ESTABELECIDO PELO FABRICANTE
 3. DEVERÁ SER INSTALADA AS DESCIDAS DENTRO DOS PILARES NO ATO DA CONCRETAGEM A CADA 15 METROS
 4. EM TODO BEIRAL DEVERAR SER INSTALADO CAPTORES CONFORME INDICADO NOS DETALHES DE MONTAGEM A CADA 7 METROS
 5. A FIXAÇÃO DOS MASTROS CAPTORES DEVERAM SER DE ACORDO COM OS DETALHES DE MONTAGEM
 6. INSTALAR CINTA DE EQUALIZAÇÃO NO TERCEIRO PAVIMENTO. USAR CABO DE 50MM E SOLDA EXOTÉRMICA PARA CONEXÃO COM AS DESCIDAS
 7. A ESTRUTURA METÁLICA DEVERÁ SER ATERADA CONFORME INDICADO
 8. QUALQUER ALTERAÇÃO DEVERA SER APROVADA PELA FISCALIZAÇÃO


- LEGENDA
- CABO DE COBRE NU #50MM2
 - CONEÇÃO X COM SOLDA EXOTERMICA
 - CONEÇÃO T COM SOLDA EXOTERMICA
 - ELETRODUTO DE FERRO GALVANIZADO PAREDE GROSSA BITOLA 1 1/2 X 3 M COM CAPTOR FRANKLIN NA EXTREMIDADE
 - HASTE DE ATERRAMENTO COBREADA BITOLA 5/8X2,4M
 - CAIXA DE INSPEÇÃO DE ATERRAMENTO
 - CABO DE COBRE NU #50MM2 ENTERRADO A 50 CM DE PROFUNDIDADE E A 1 M DAS PAREDES DO PRÉDIO
 - CAIXA DE EQUALIZAÇÃO
 - RABICHO PARA PAINÉIS E EQUIPAMENTOS

TRIBUNAL DE JUSTIÇA DO ESTADO DO AMAZONAS DIVISÃO DE ENGENHARIA	
DESEMBARGADORA PRESIDENTE: MARIA DAS GRAÇAS PESSOA FIGUEIREDO	
RESPONSÁVEL TÉCNICO	
AUTOR DO PROJETO: RICARDO CORREA - CREA/AM 15826 LUIZ QUEIROGA - CREA/PB RPS-2021-10	
OBRA: FÓRUM CÍVEL - 2014	
PROPRIETÁRIO: TRIBUNAL DE JUSTIÇA DO ESTADO DO AMAZONAS	
ETAPA: PROJETO ELÉTRICO	DATA: SETEMBRO/2014
CONTEÚDO: EDIFÍCIO GARAGEM - SPDA ELÉTRICA	ESCALA: 1/75
ENDEREÇO DA OBRA: HENIOCH REIS- Av. Paraíba, s/n - São Francisco, CEP: 69079-265	FRANCHA: 012


1A

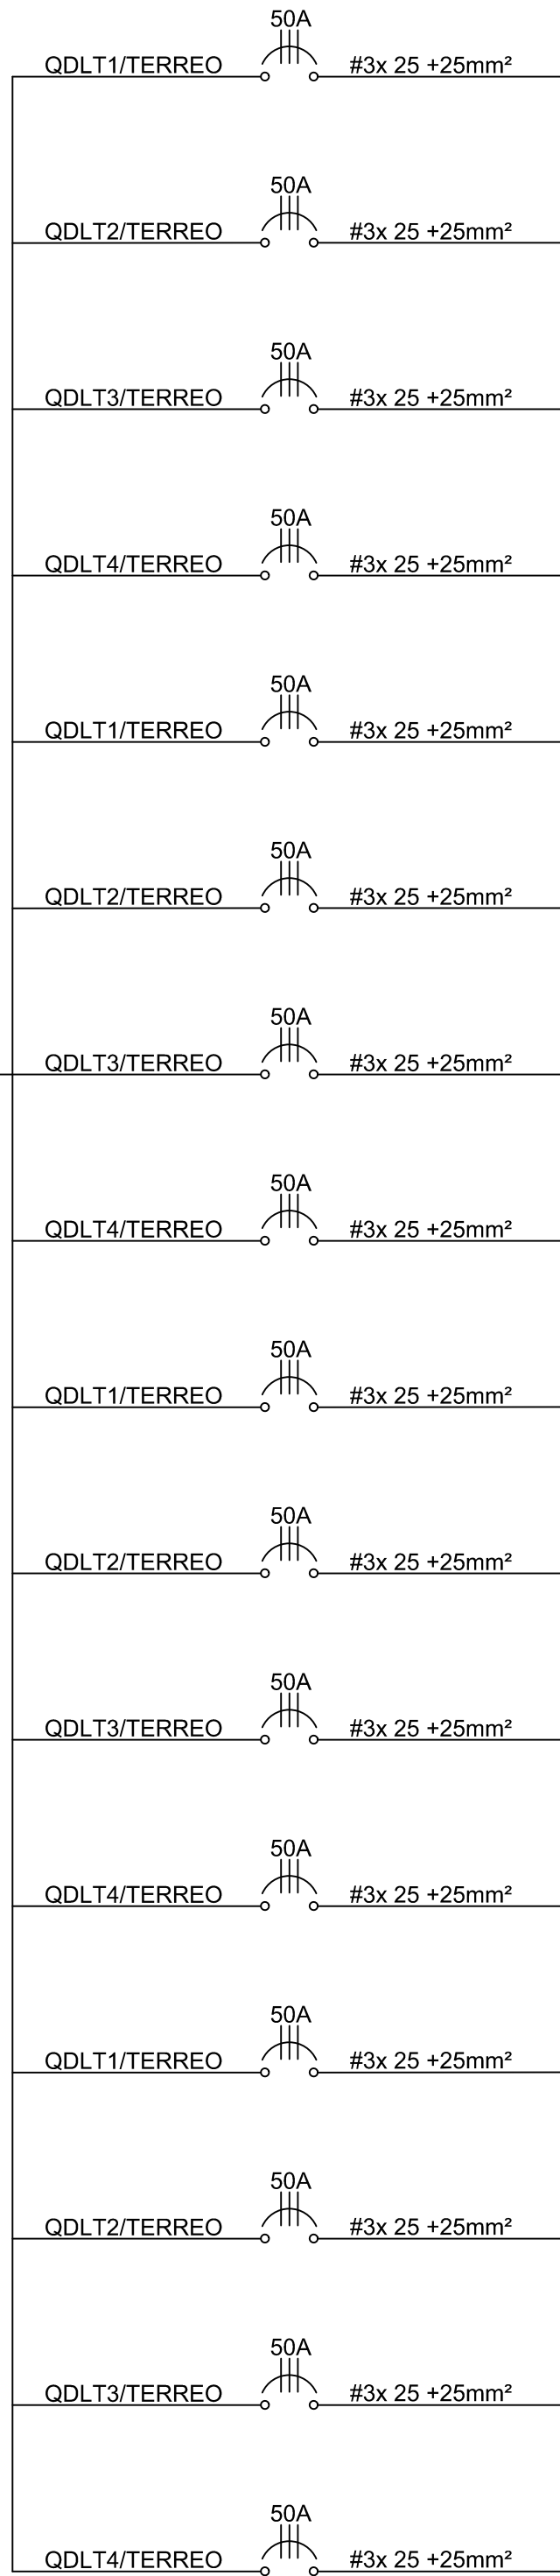


1B

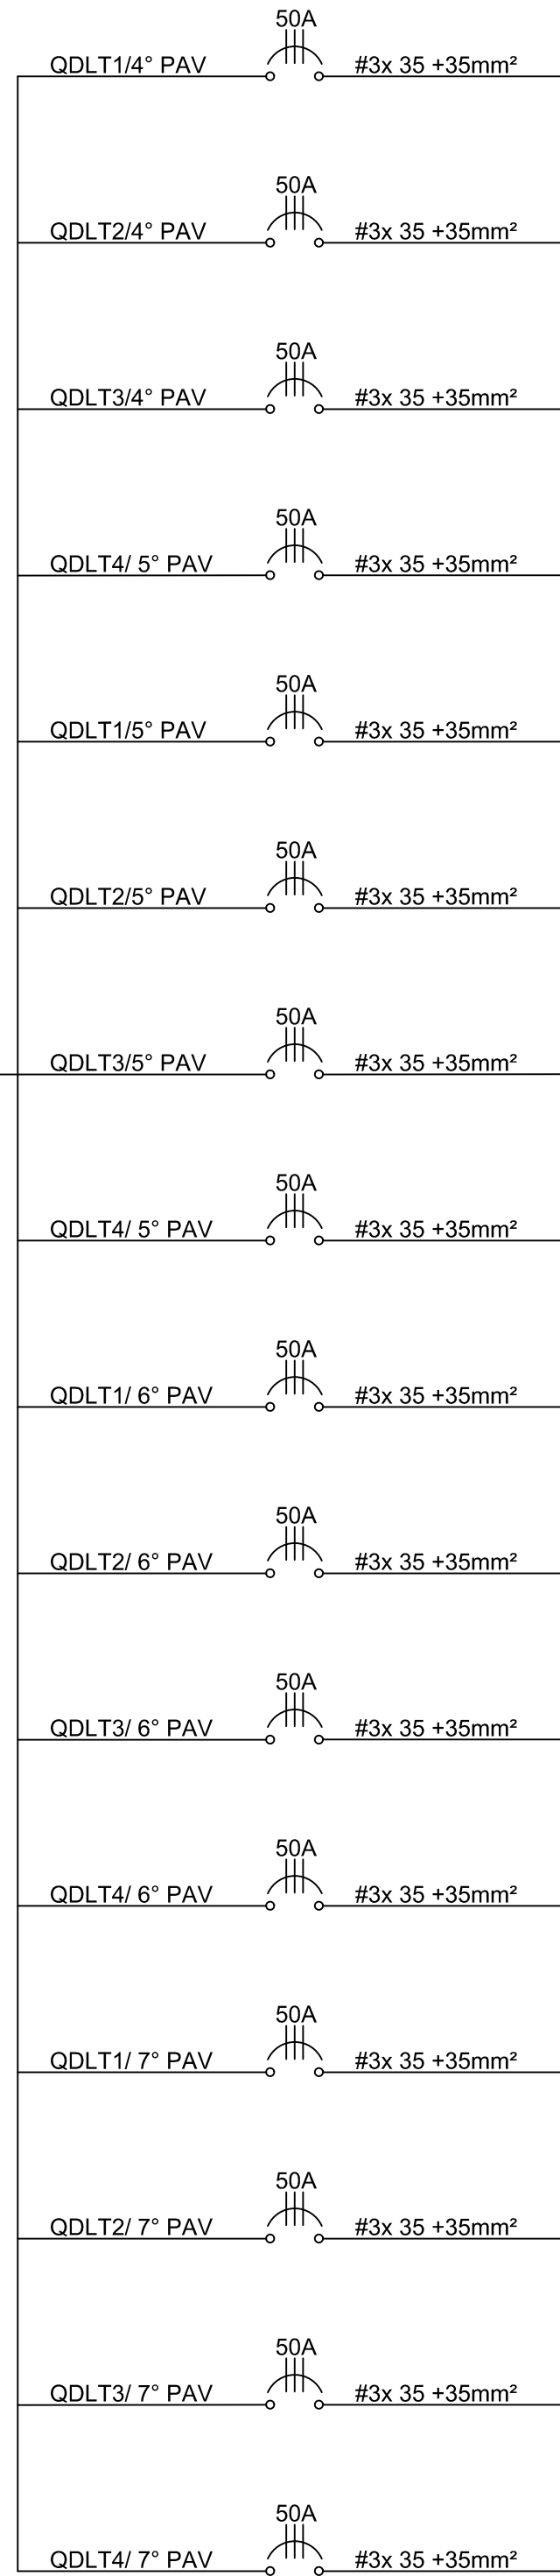


1C

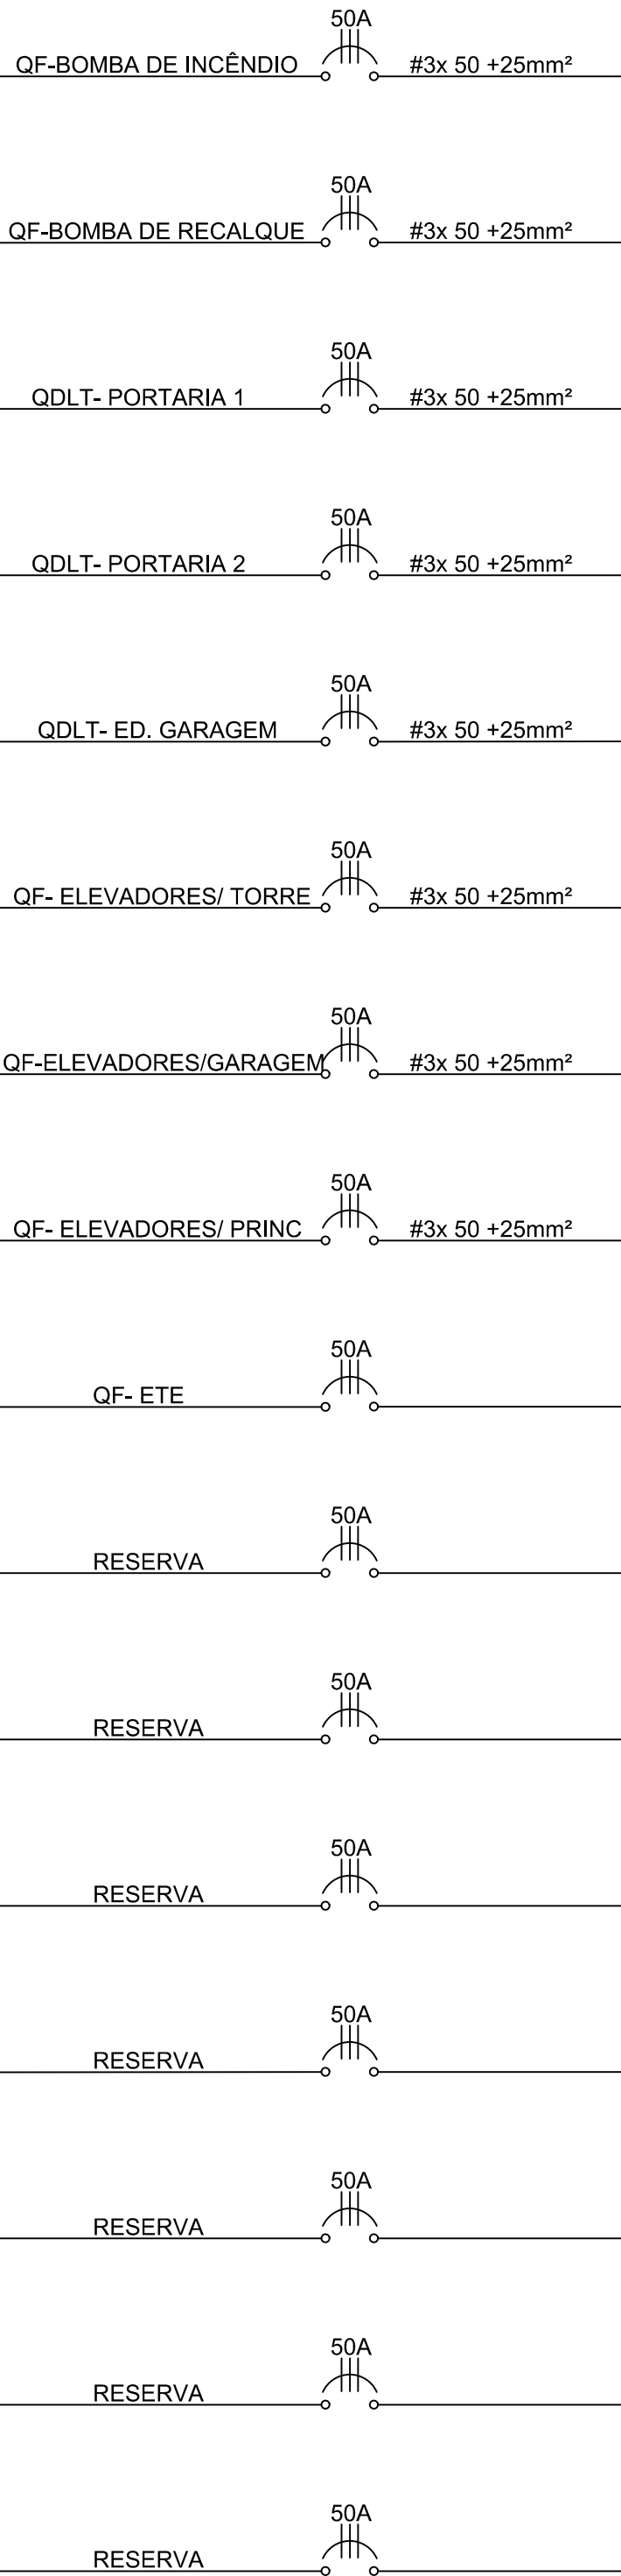


QDLT-ED GARAGEM

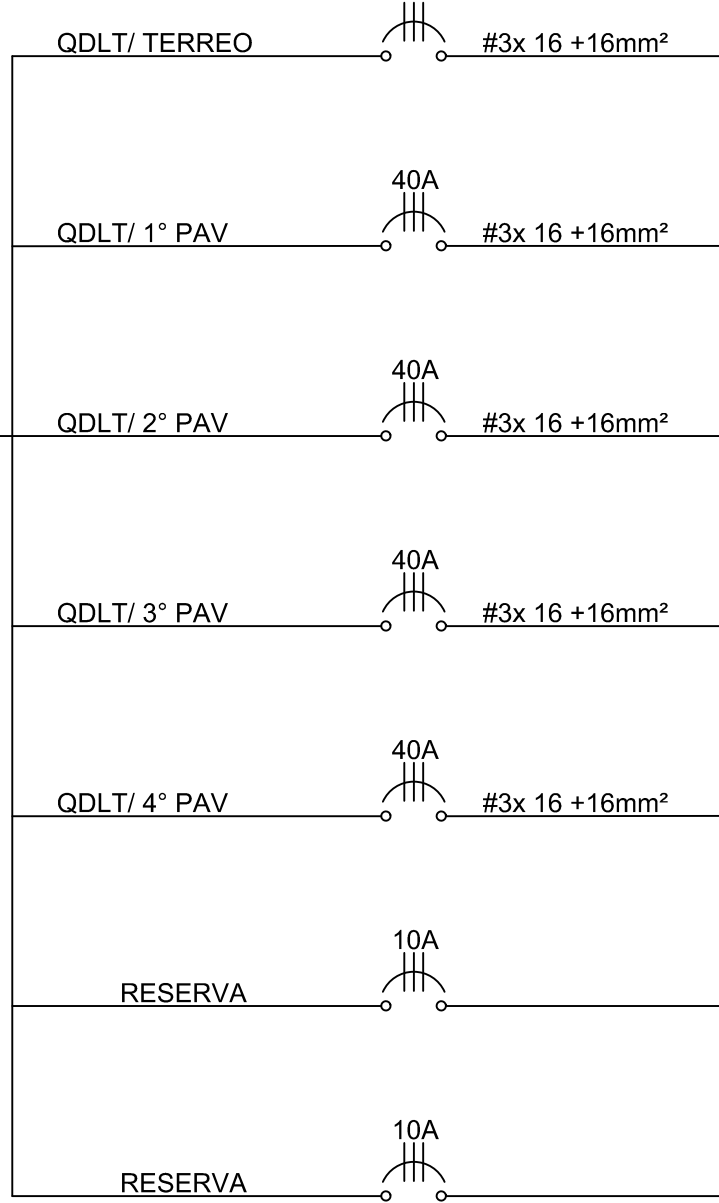



2A

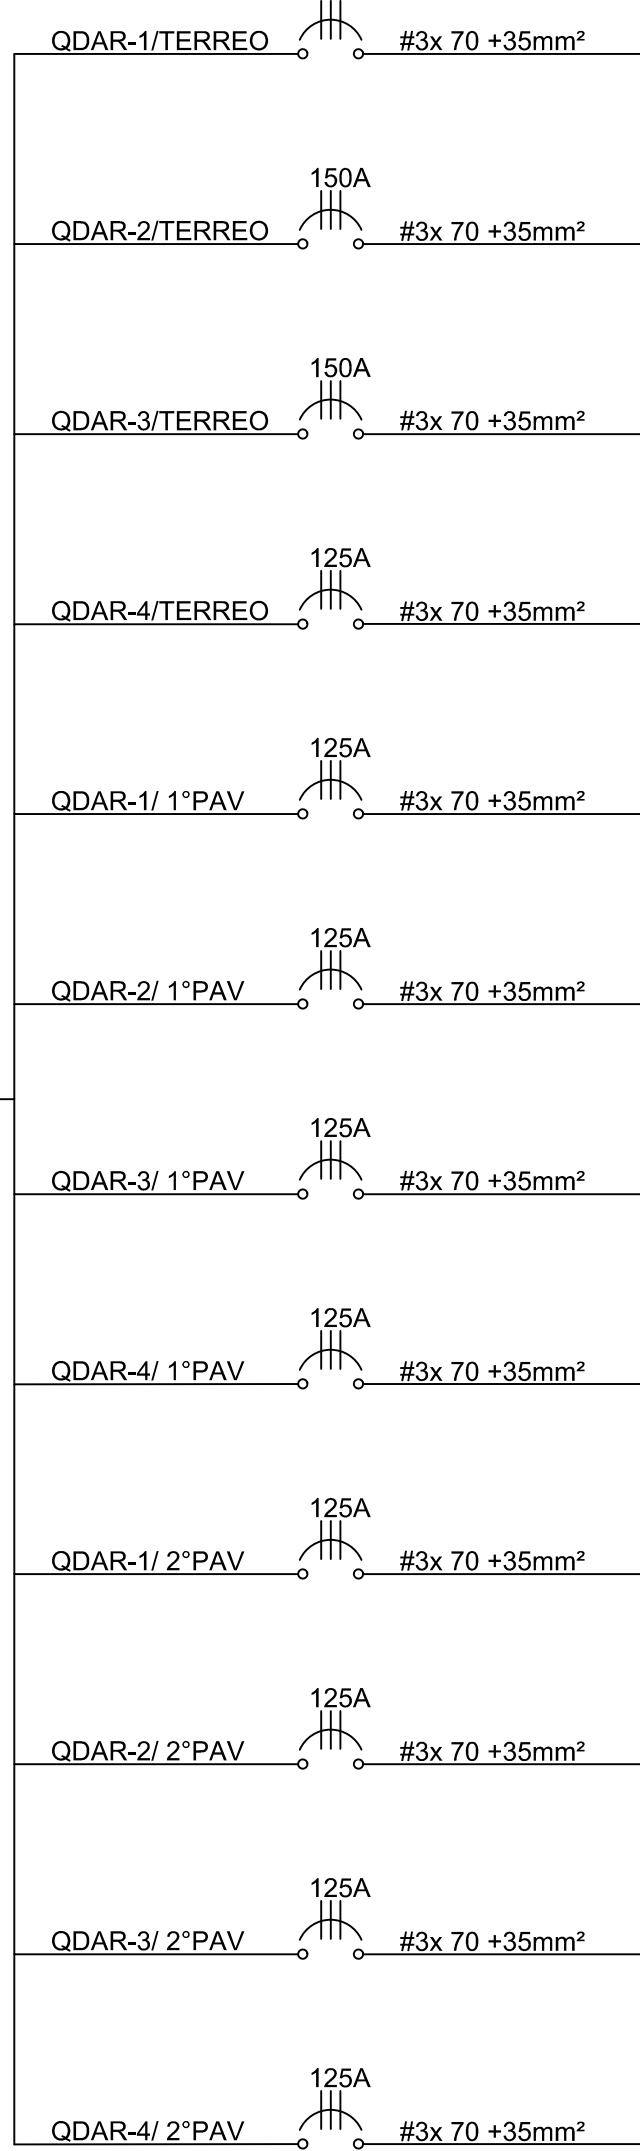

2B

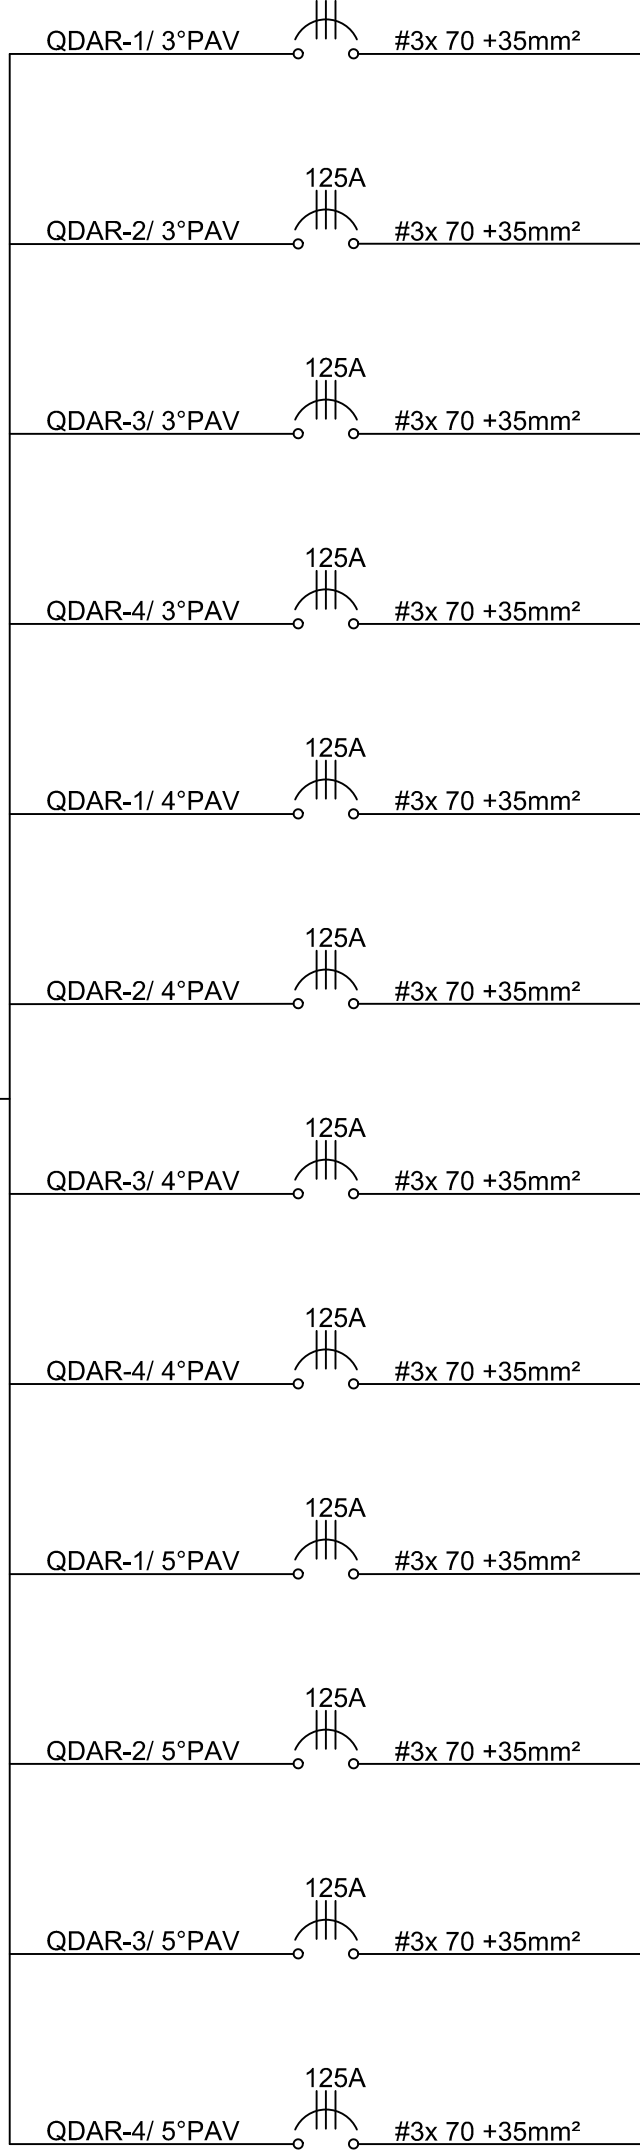

2C

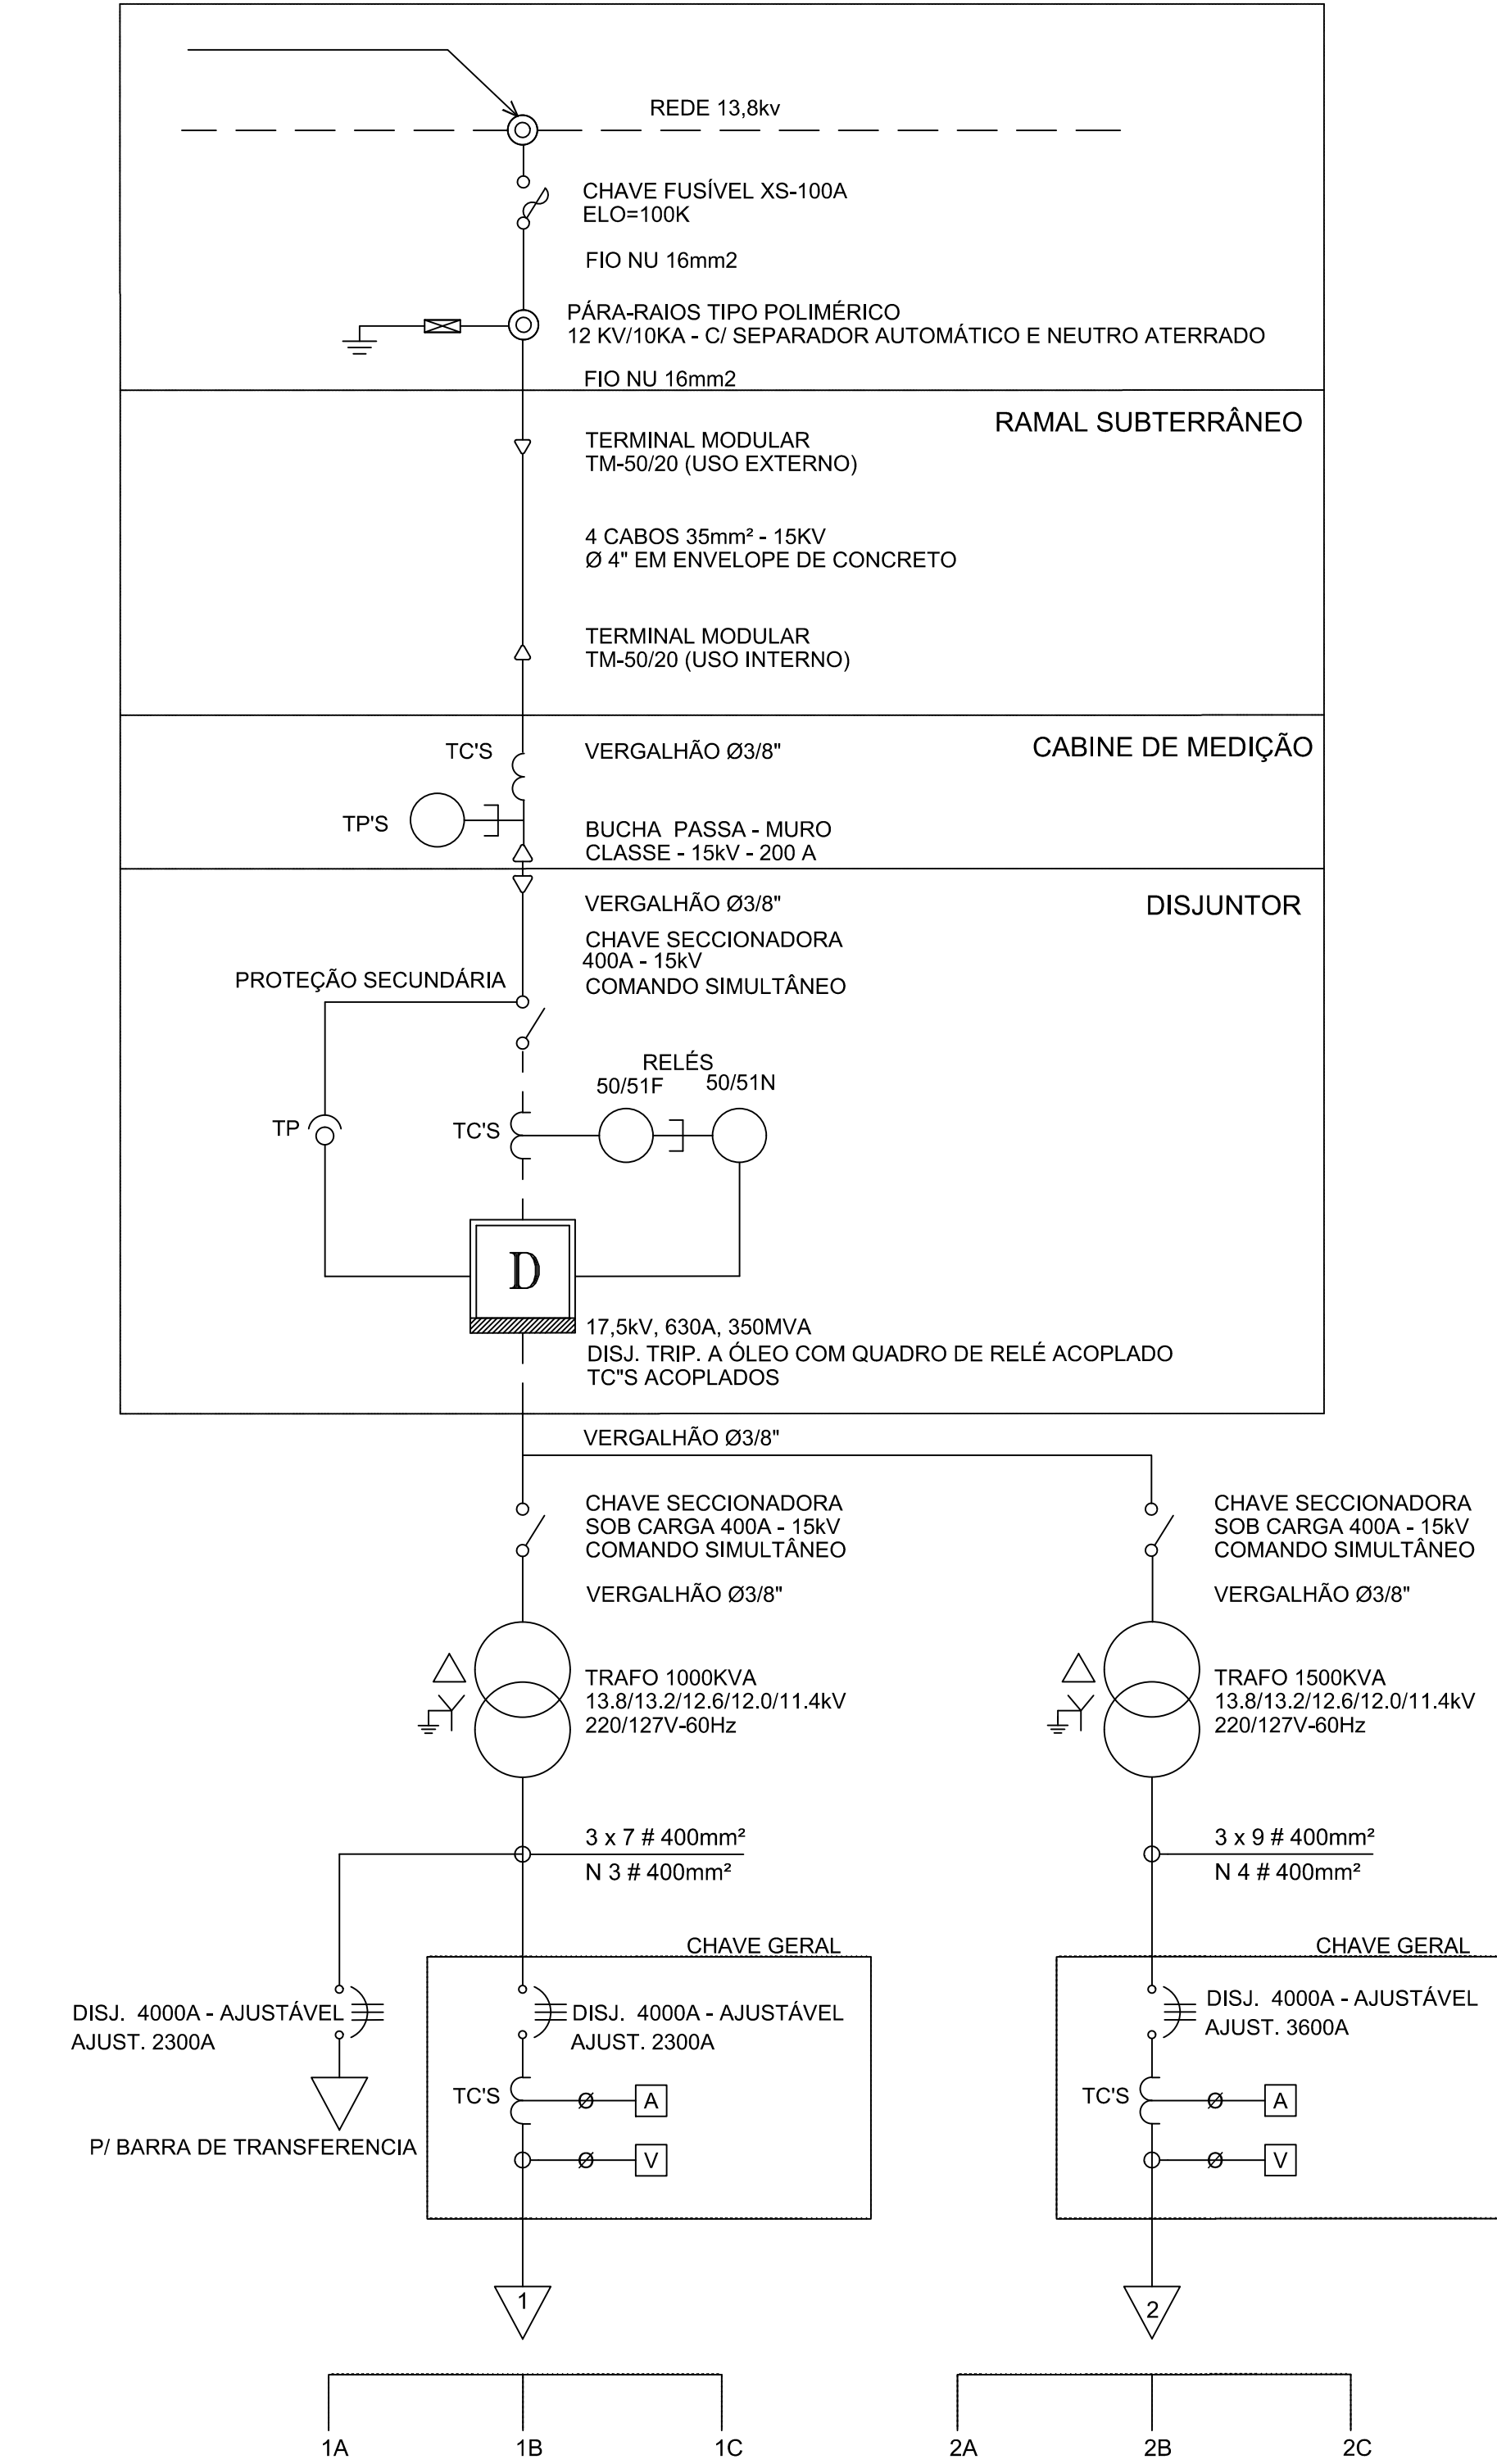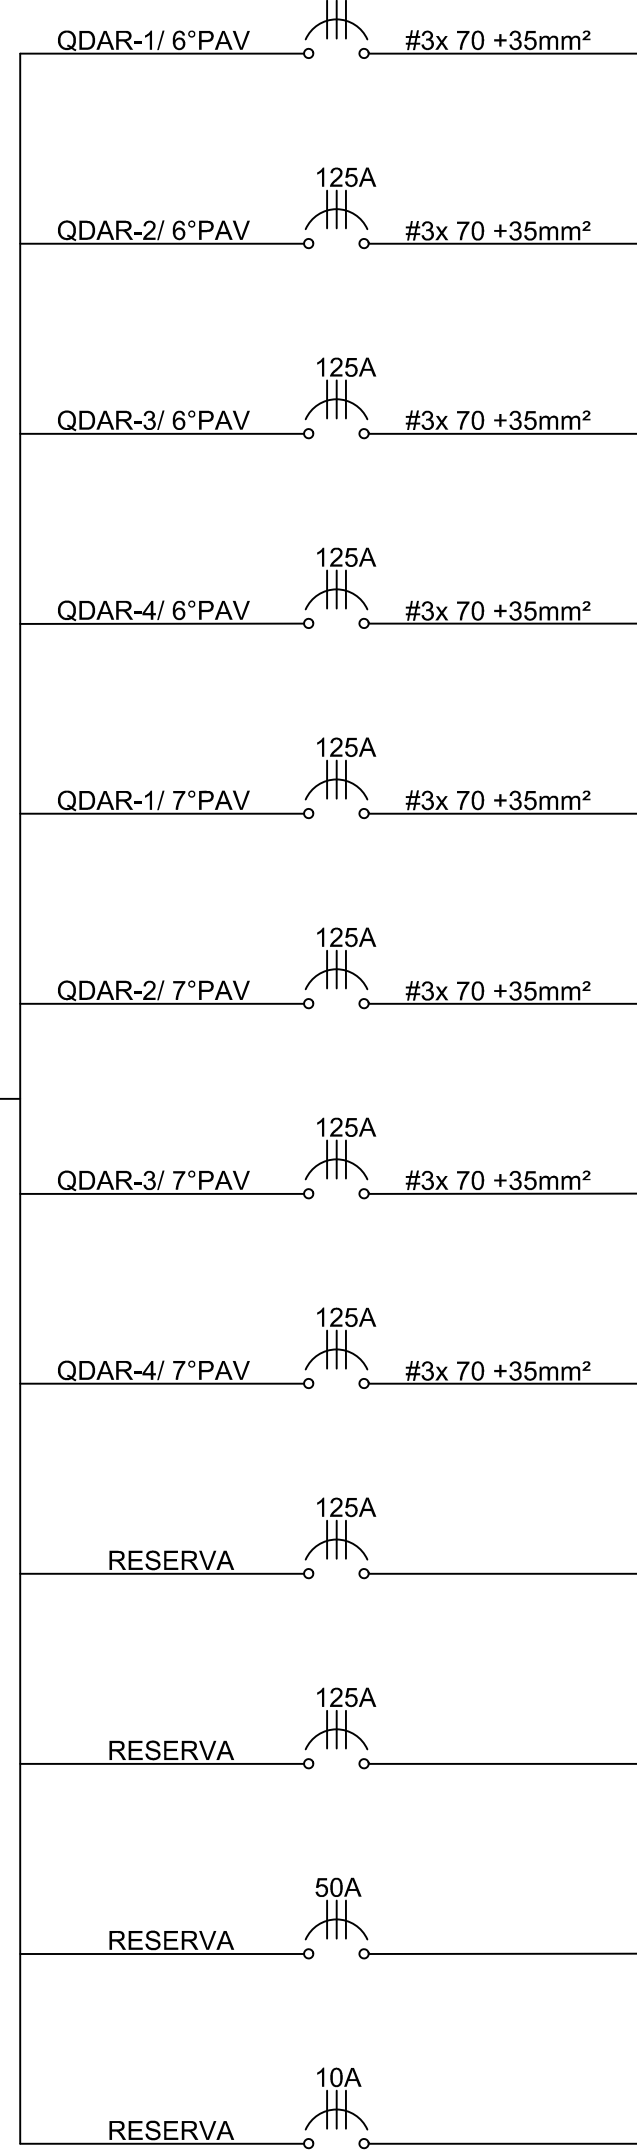

TRIBUNAL DE JUSTIÇA DO ESTADO DO AMAZONAS
DIVISÃO DE ENGENHARIA



DESEMBARGADOR PRESIDENTE: MARIA DAS GRAÇAS PESSOA FIGUEIREDO
RESPONSÁVEL TÉCNICO:
AUTOR DO PROJETO: RICARDO CORREIA - CREA/AM 15926
LUIZ QUEIROGA - CREA/PB RPF2021-10

OBRA:
FÓRUM CÍVEL 2014

PRÓPRIETÁRIO:
TRIBUNAL DE JUSTIÇA DO ESTADO DO AMAZONAS
ETAPA: PROJETO ELÉTRICO
CONTEÚDO: DIAGRAMA UNIFILAR- SUBESTAÇÃO 2500 KVA
ENDEREÇO DA OBRA:
Av. Parailha, sh - São Francisco. CEP: 69079-295

DATA: SETEMBRO/2014
ESCALA: 1/20
PRANCHA: